



工程名称	海南经贸职业技术学院2019年信息化建设项目			海南电信规划设计院有限公司	
三 审		出图日期	2019.12	视频监控拓扑	
二 审		设计阶段	一阶段		
一 审		单位比例	示意图		
设 计		绘 图	王佳慧		
	图 号	HNJMYZYSXY-GJT-01			


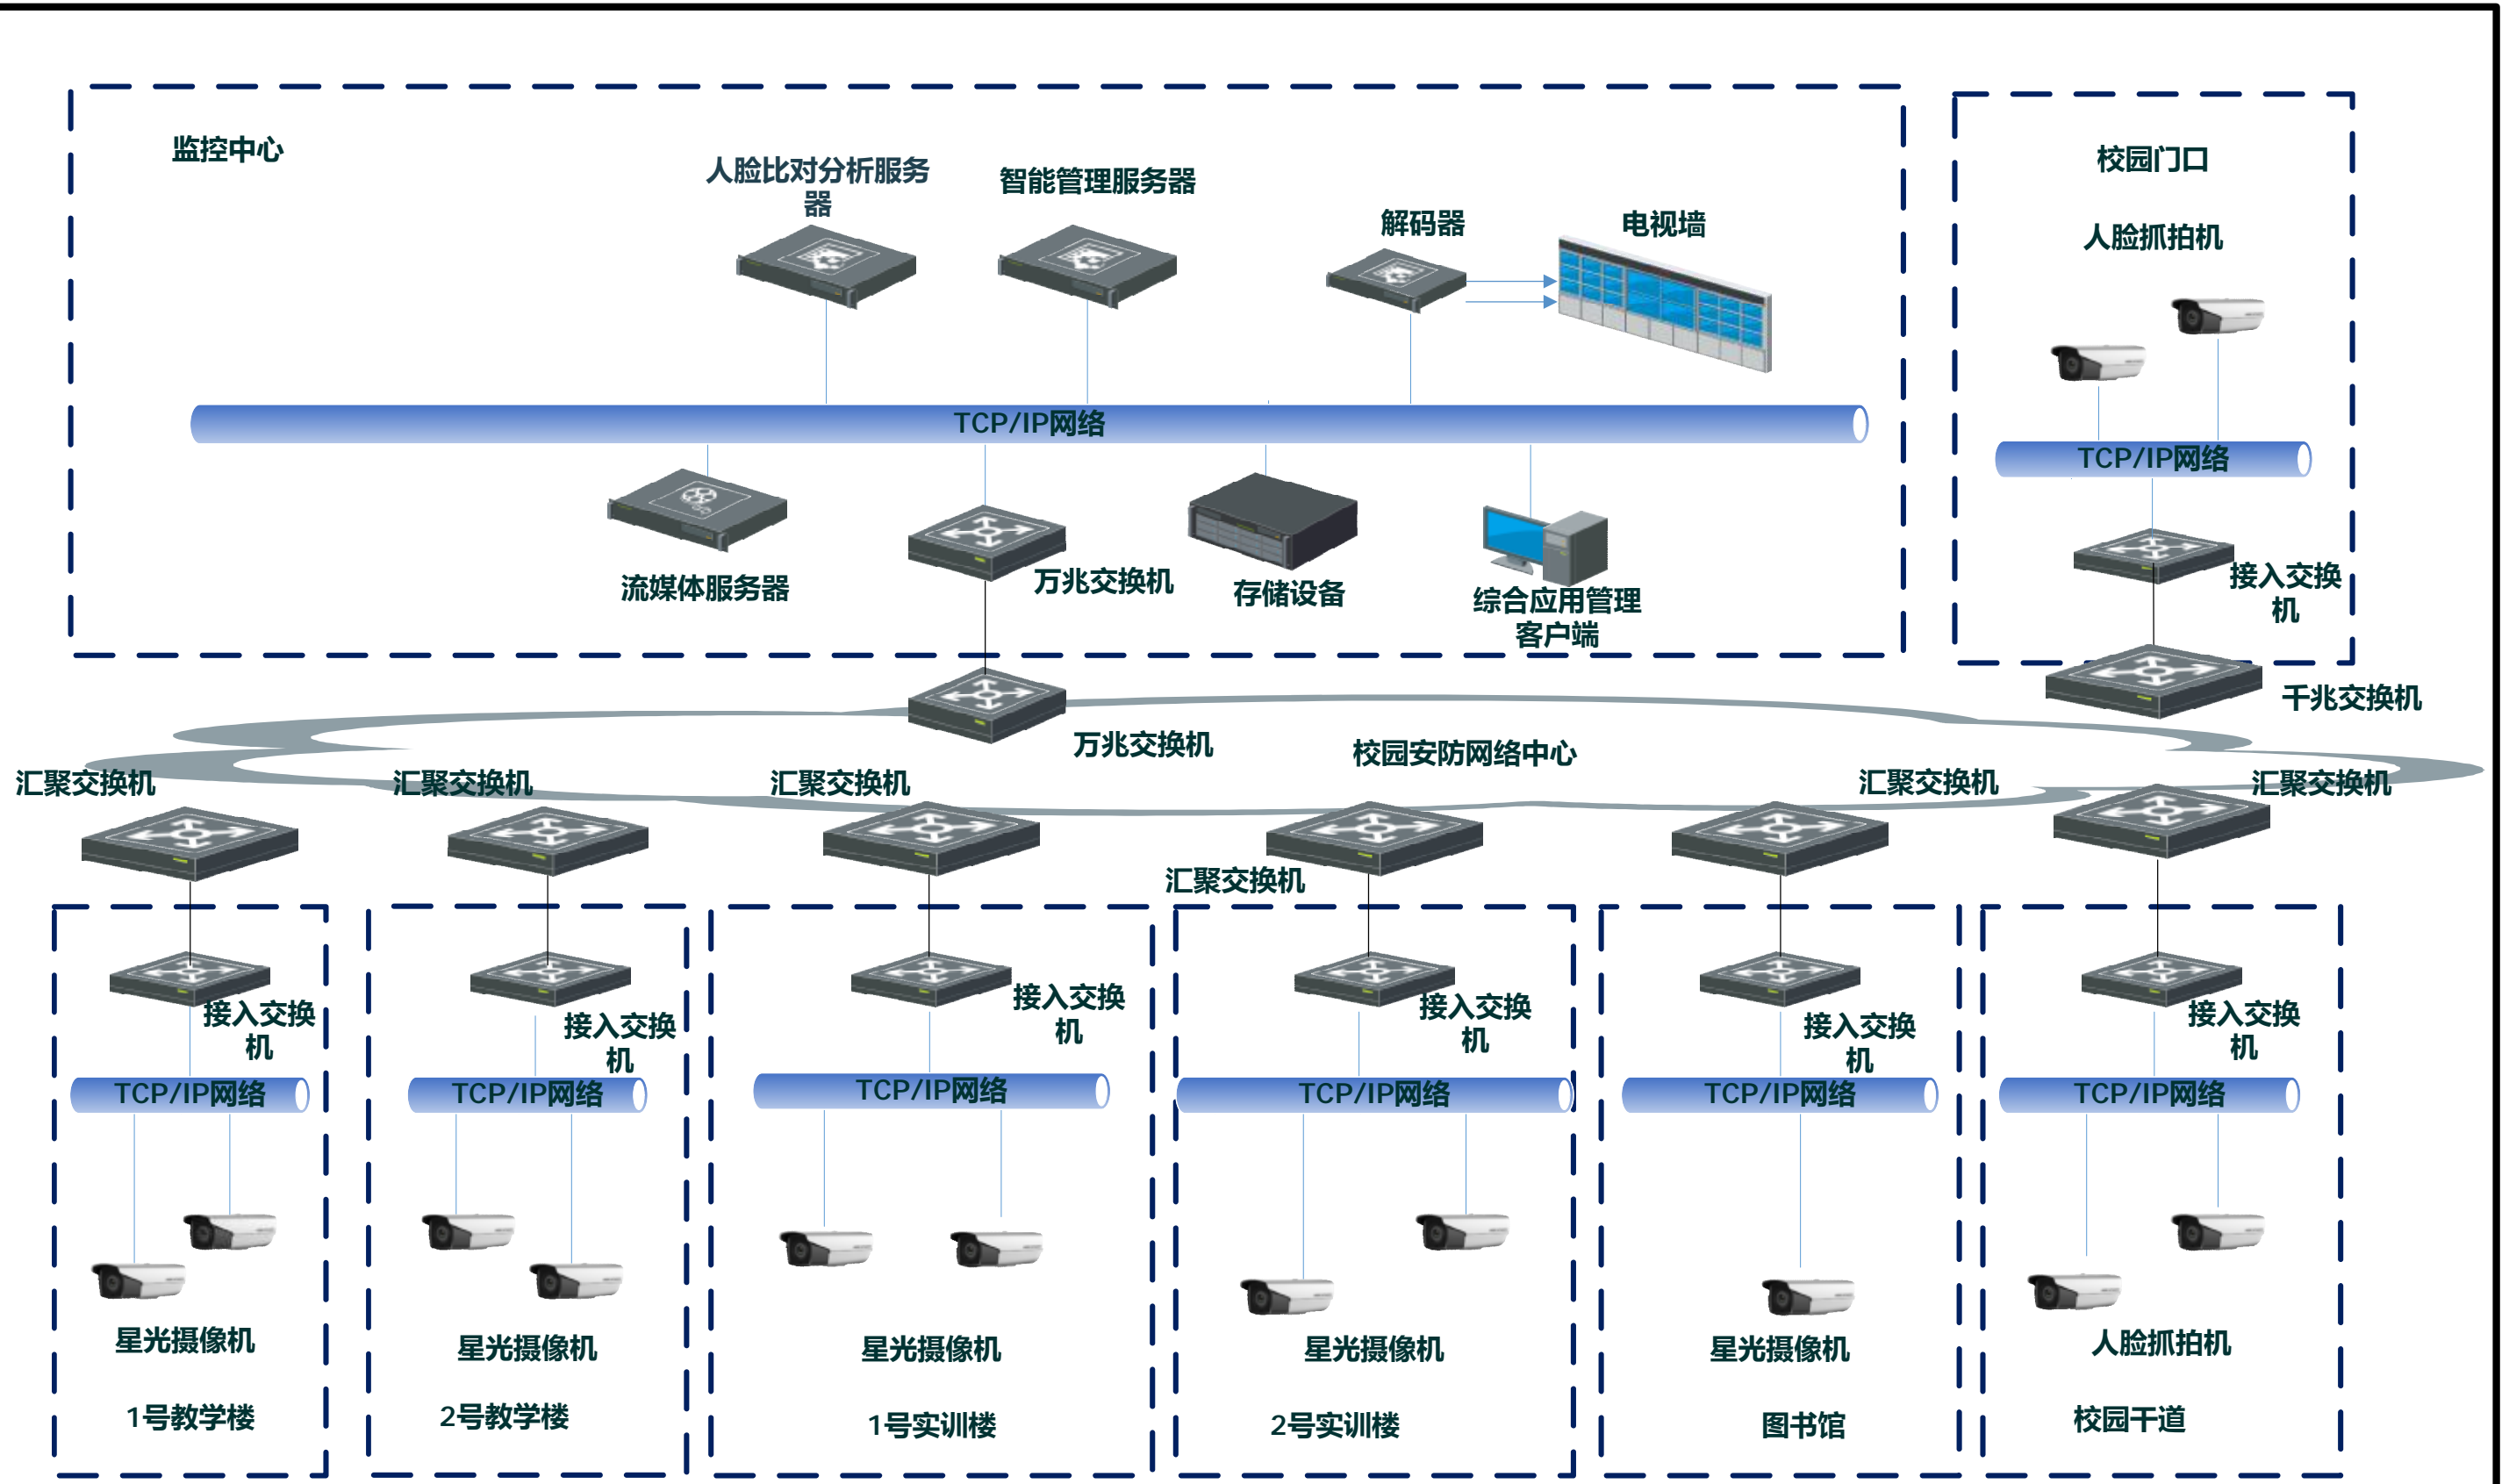


工程名称	海南经贸职业技术学院2019年信息化建设项目			海南电信规划设计院有限公司	
三 审		出图日期	2019.12	视频监控人员物理架构图	
二 审		设计阶段	一阶段		
一 审		单位比例	示意图		
设 计		绘 图	王佳慧		
	图 号	HNJMZYJSXY-GJT-02			

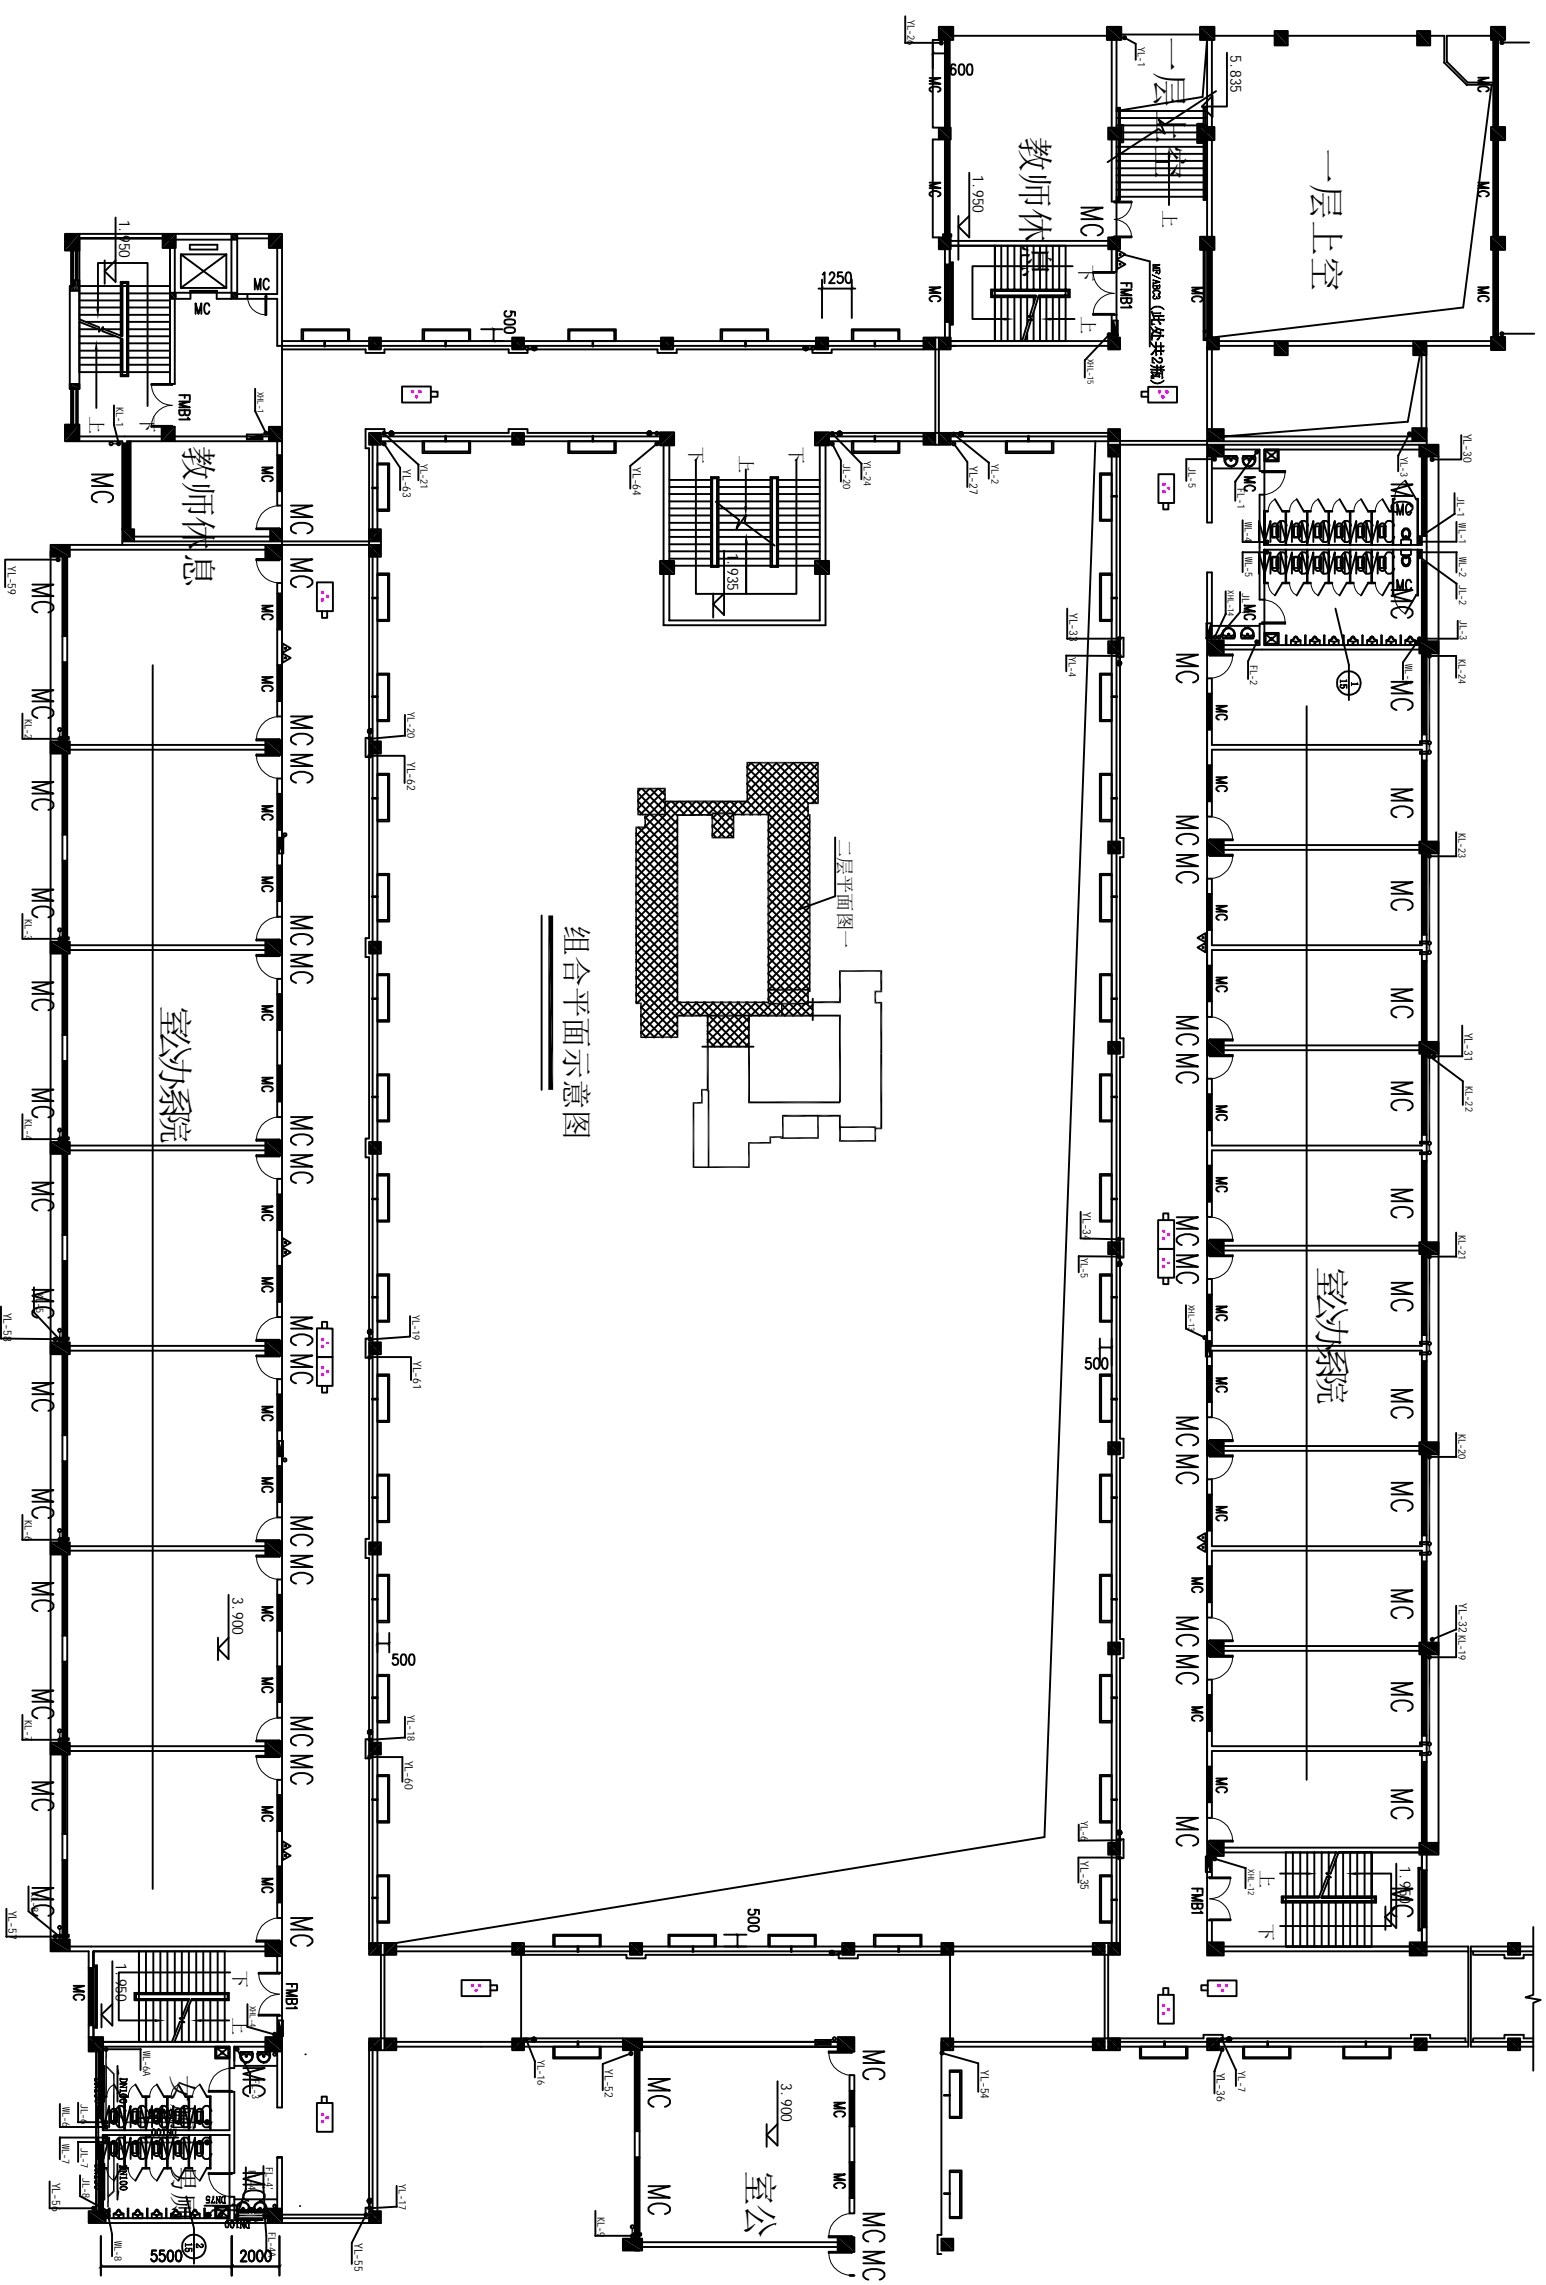

教学楼二层监控平面图一 1:150


工程名称	海南经贸职业技术学院2019年 信息化建设项目		海南电信规划设计院有限公司
三审	设计出图日期	2019.12	教学楼1-5层普通摄像机点位1
二审	设计阶段	一阶段	
一审	单位比例	示意	
设计	绘图	王佳慧	图号 HNJIMZYJSSXY-JXL-01

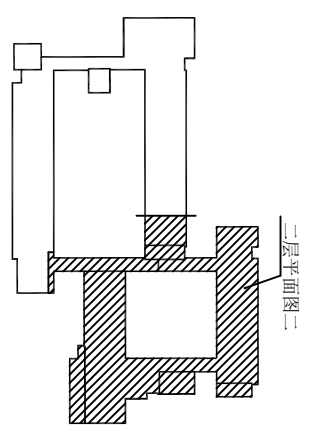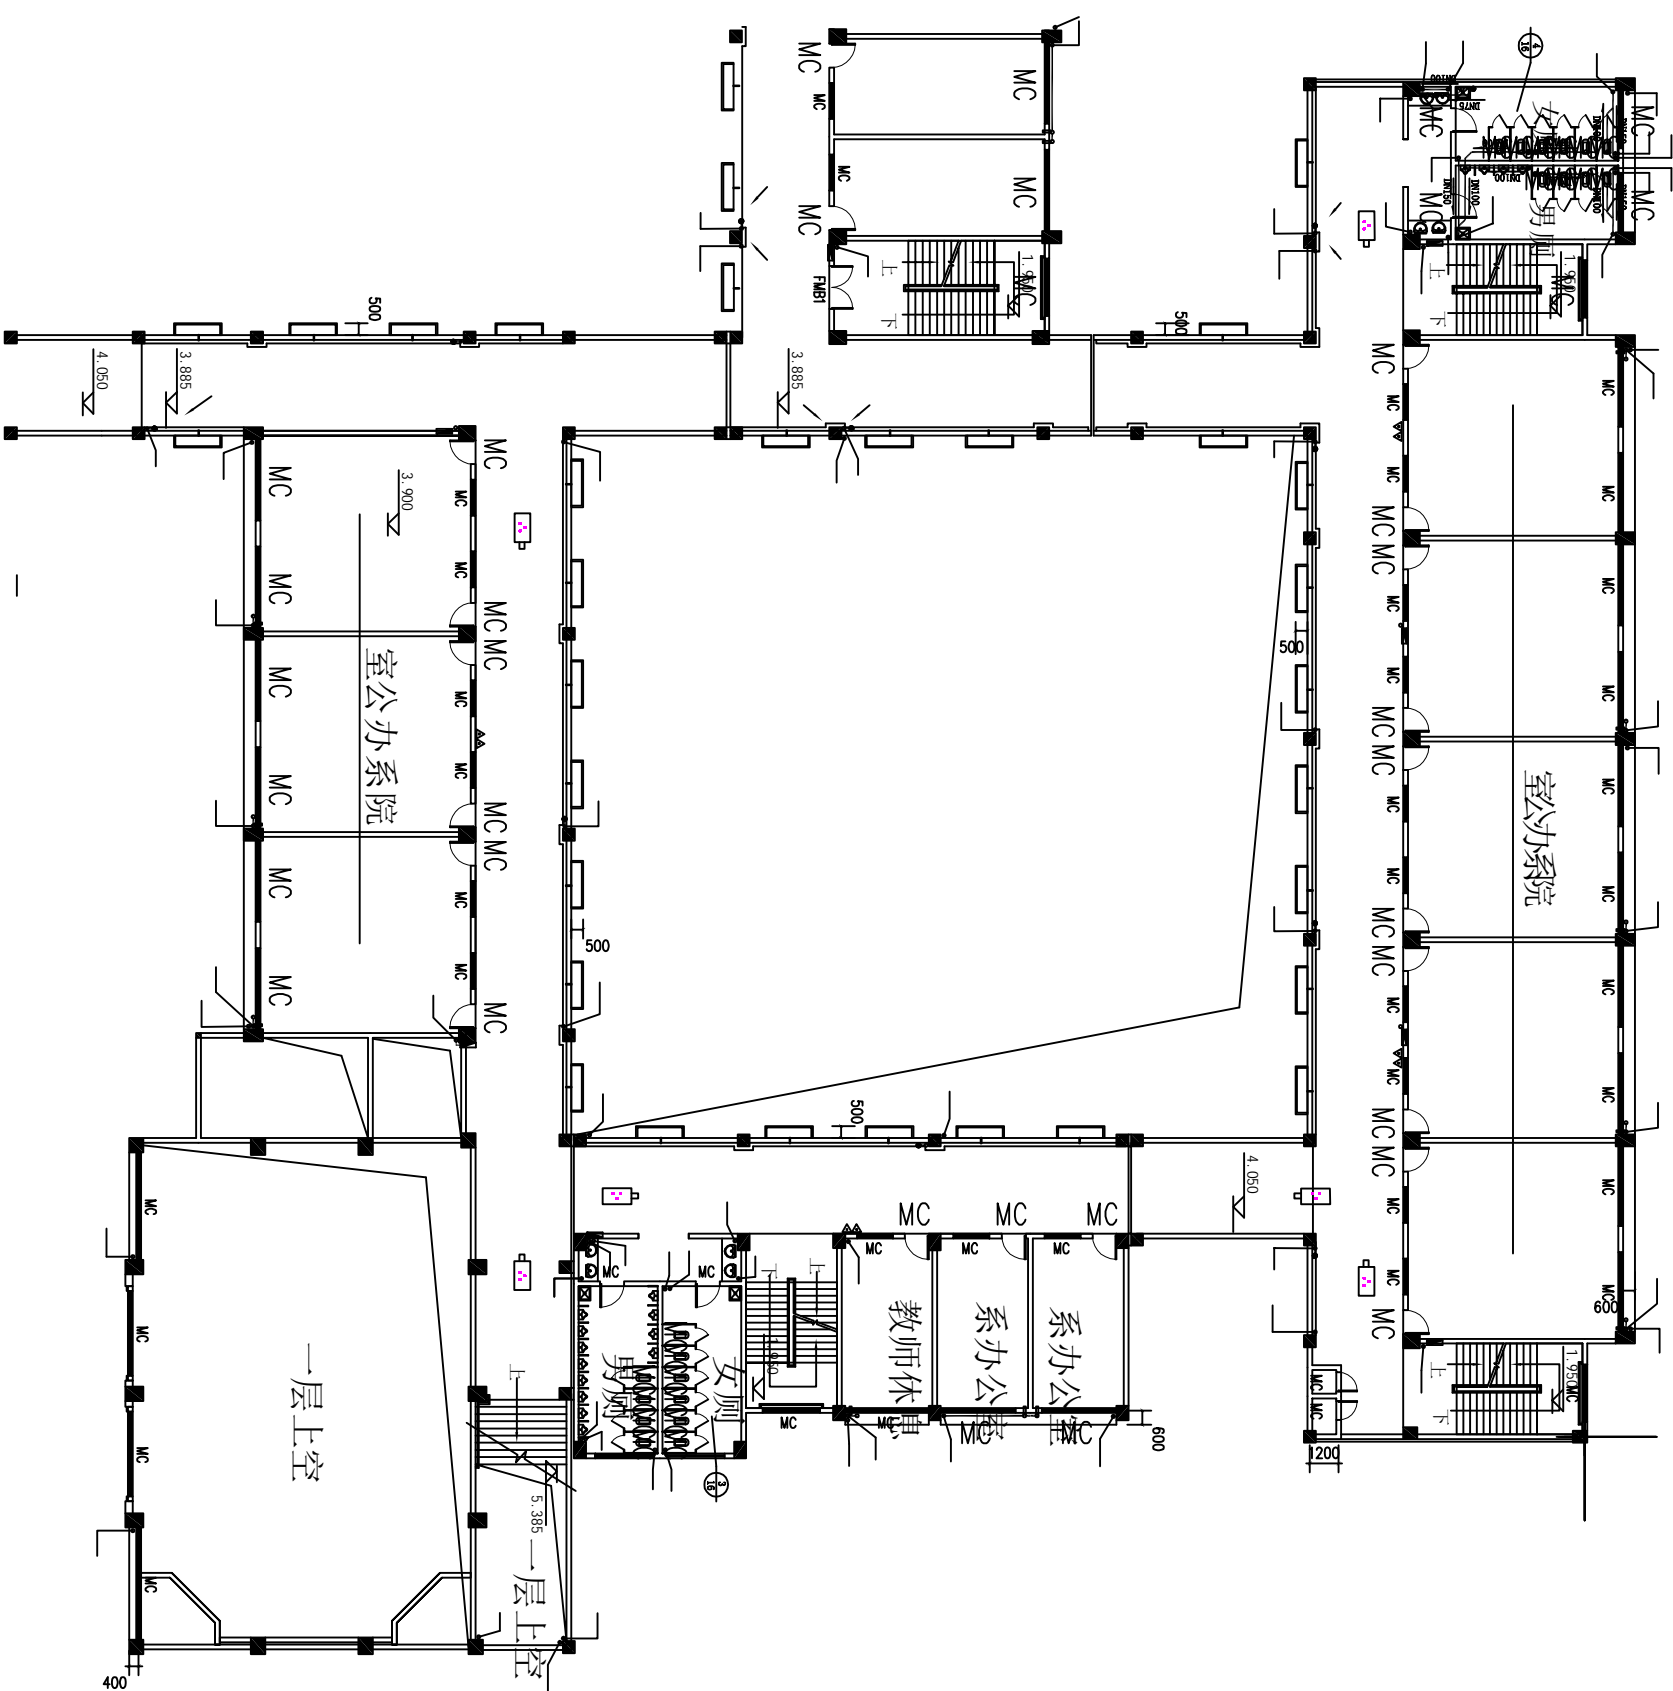

组合平面示意图


教学楼二层监控平面图50

工程名称	海南经贸职业技术学院2019年 信息化建设项目		海南电信规划设计院有限公司
三审	出图日期	2019.12	教学楼1-5层普通摄像机点位2
二审	设计阶段	一阶段	
一审	单位比例	示意	
设计	绘图	王佳慧	图号 HNJMZYJSSXY-JXL-02

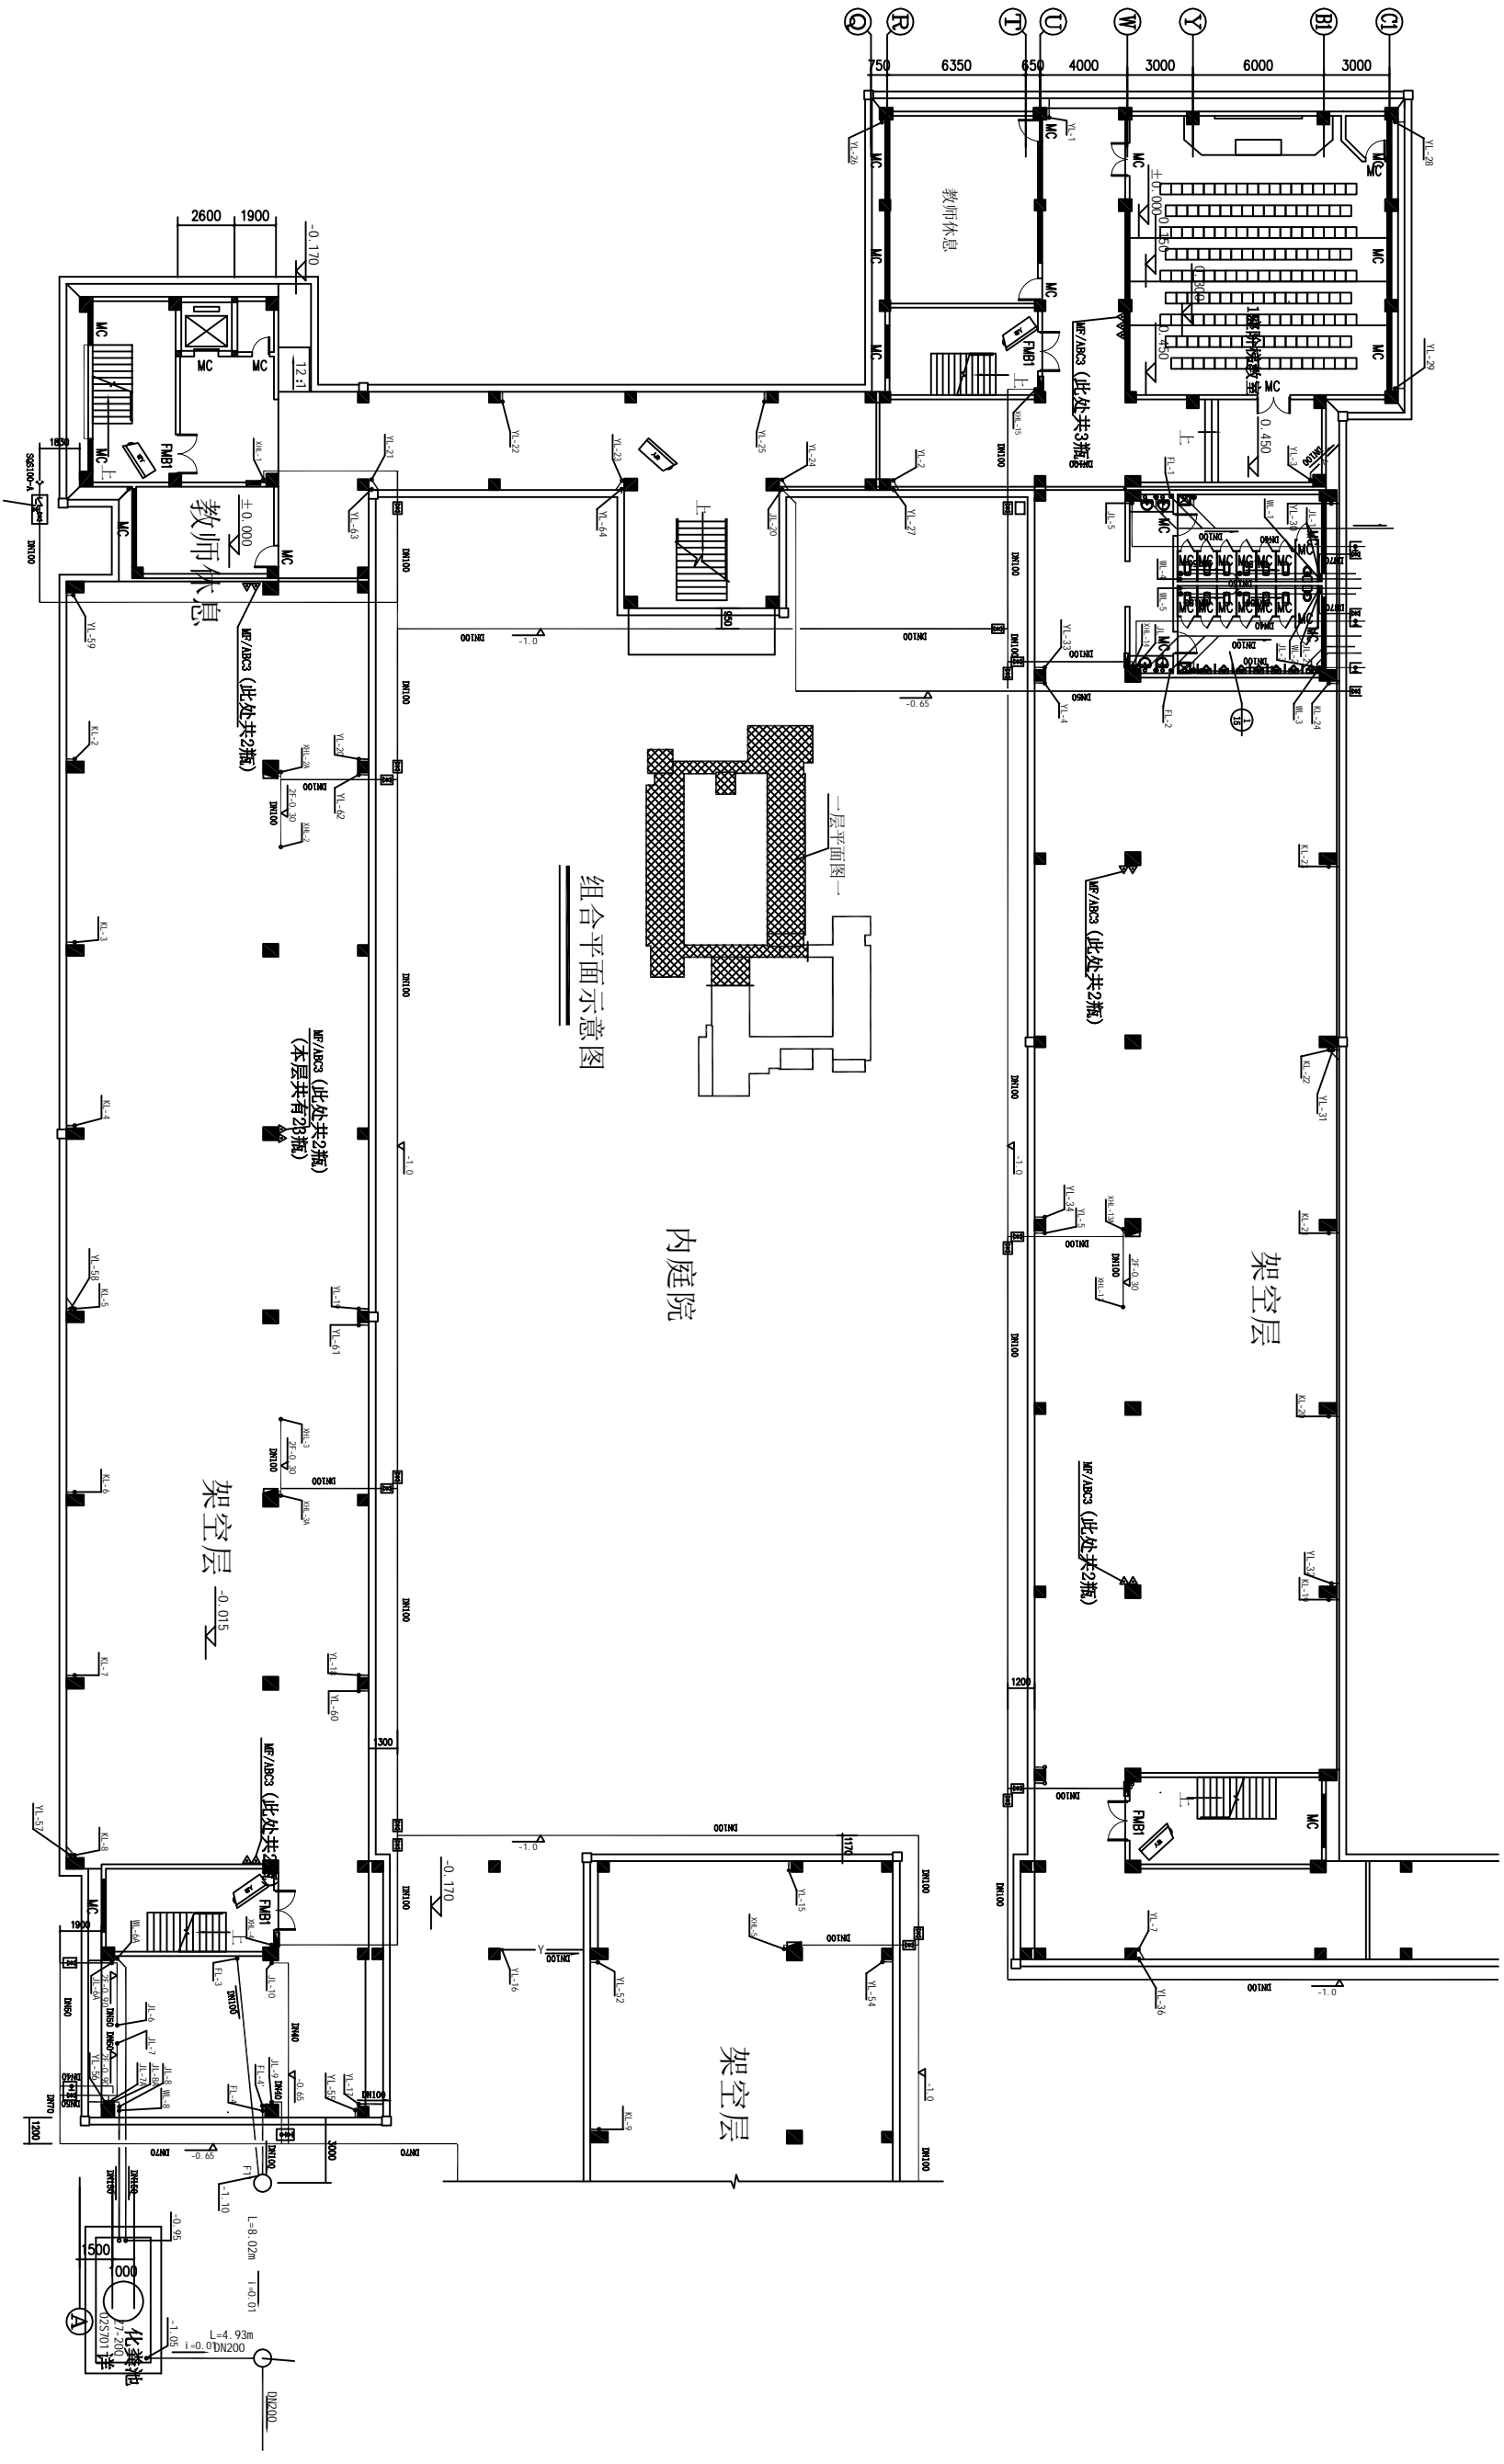


教学楼人脸识别监控平面图

工程名称	海南经贸职业技术学院2019年 信息化建设项目		海南电信规划设计院有限公司	
三 审		出图日期	2019.12	教学楼1层人脸识别摄像机点位1 图号 HNJMZYSXY-JXL-01
二 审		设计阶段	一阶段	
一 审		单位比例	示意	
设计	绘图	王佳慧		

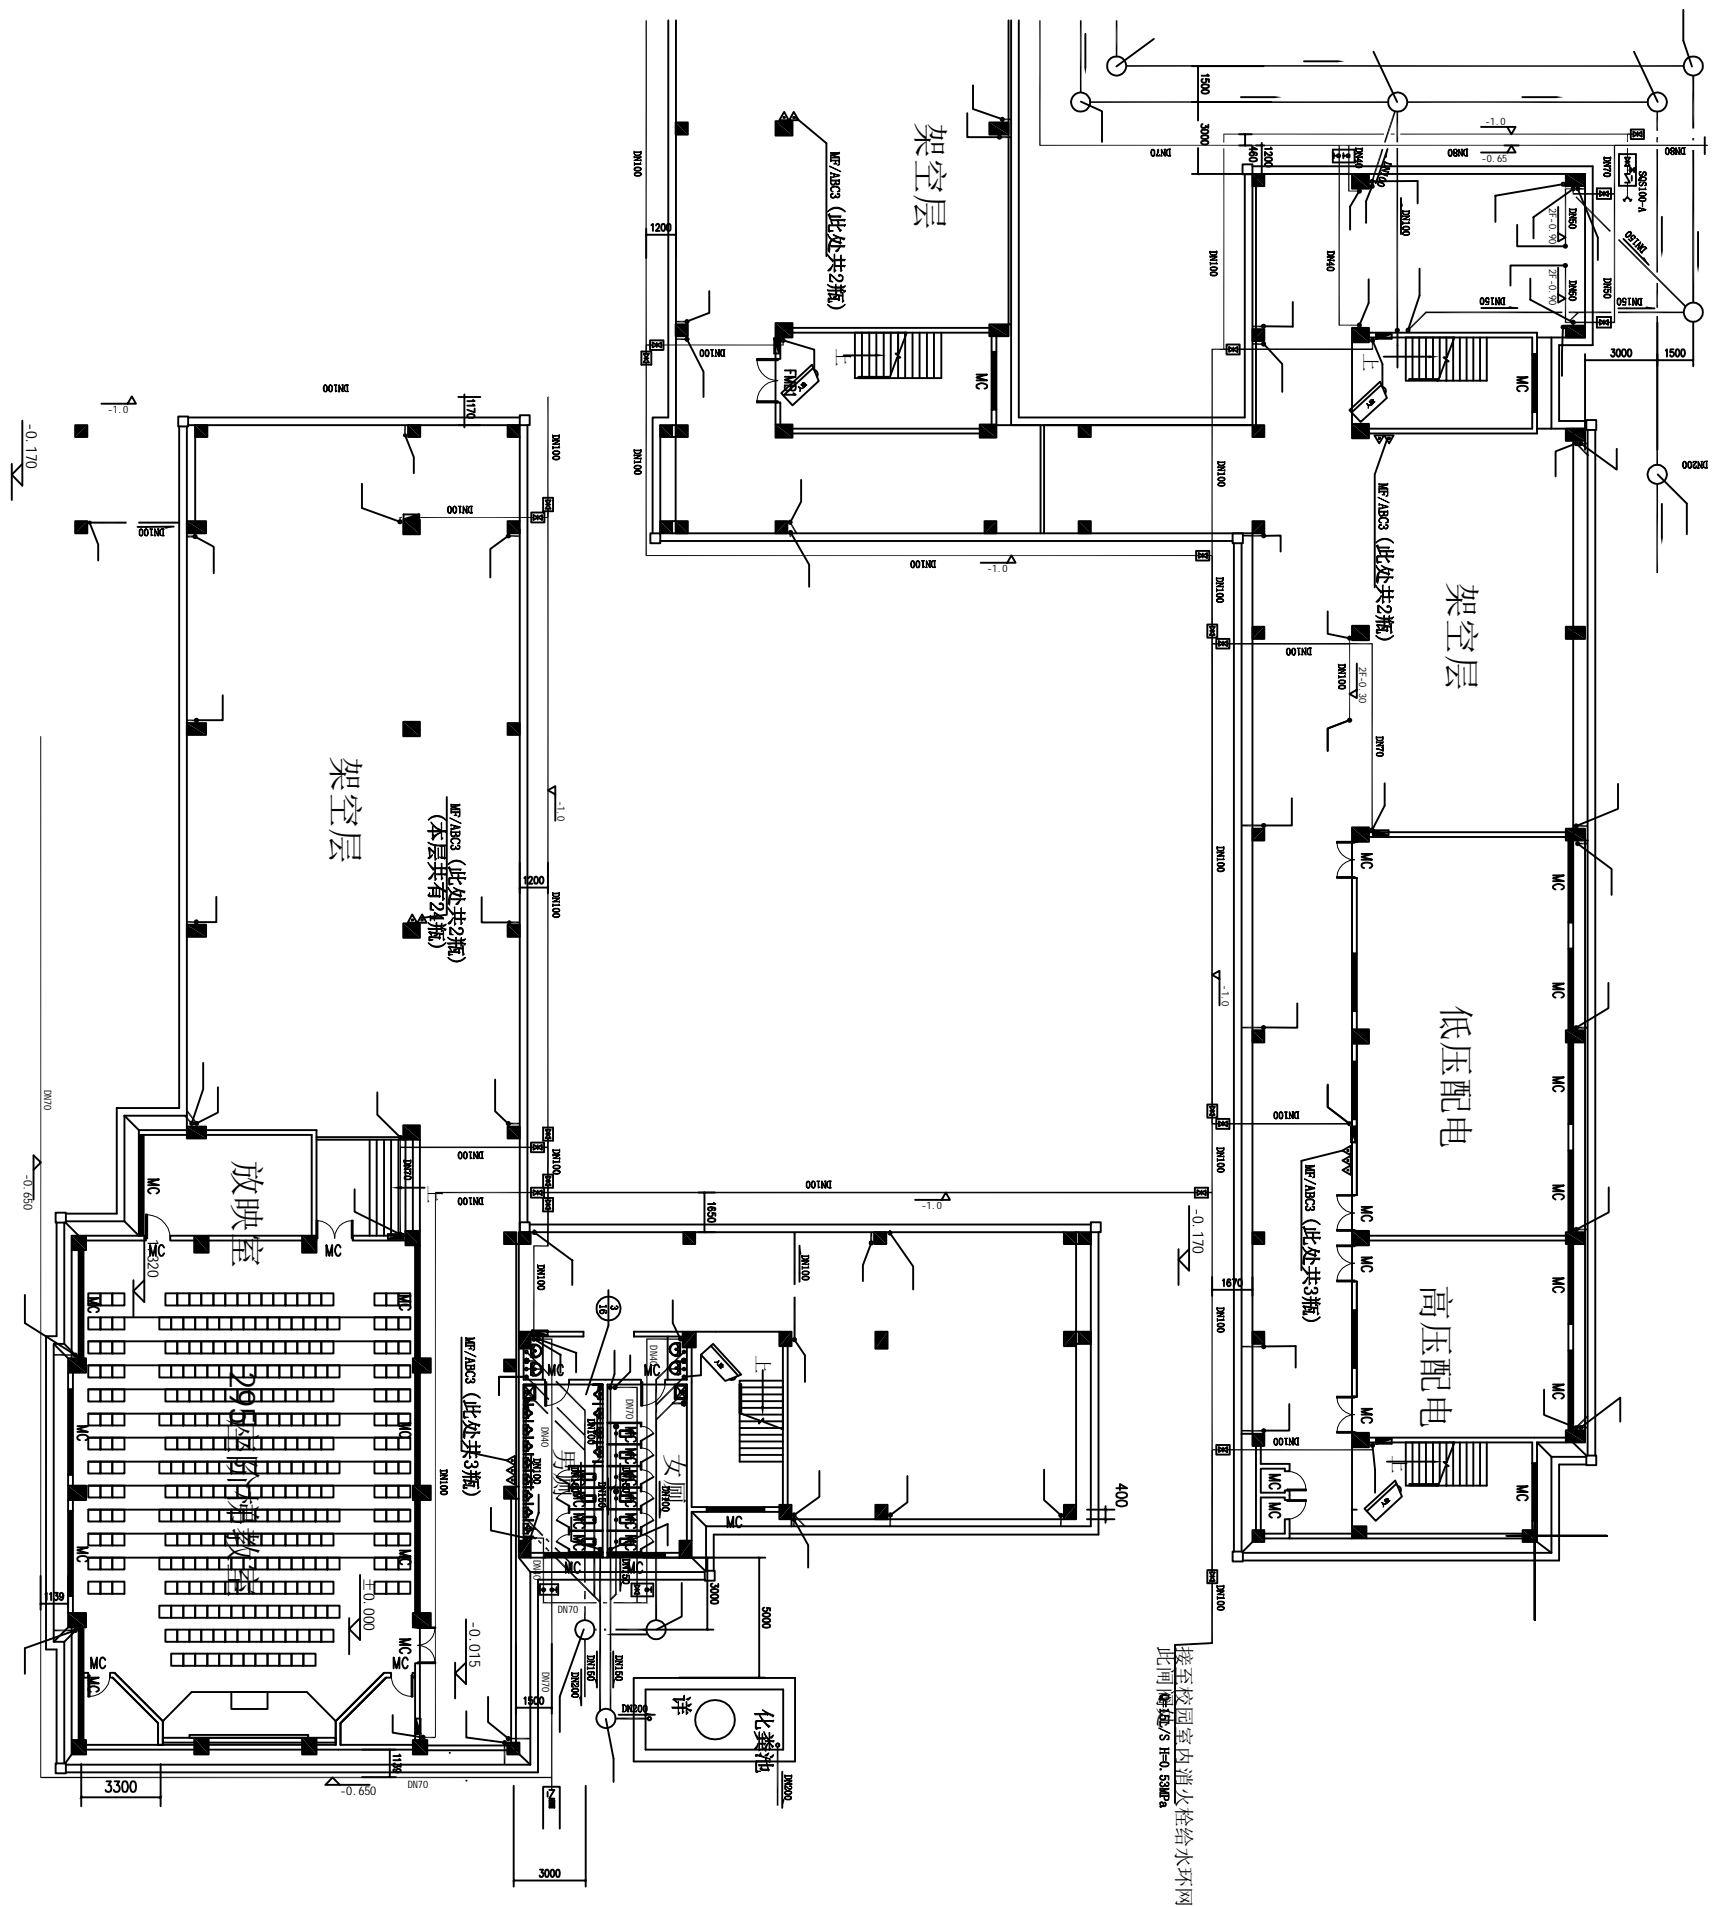


接至校园室内消火栓给水环网
此例增加/5 H=0.55MPa

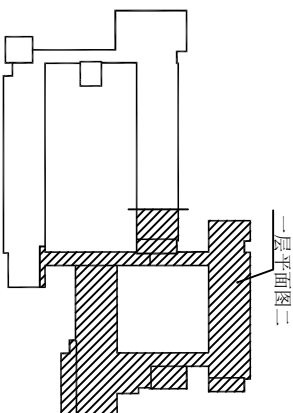

教学楼监控平面图 150


工程名称		海南经贸职业技术学院2019年 信息化建设项目		海南电信规划设计院有限公司	
三审	出图日期	2019.12	设计阶段	一阶段	教学楼1层人脸识别摄像机点位2
二审	设计阶段		单位比例	示意	
设计	绘图	王佳慧	图号	HNJMZYJSSXY-JKL-02	

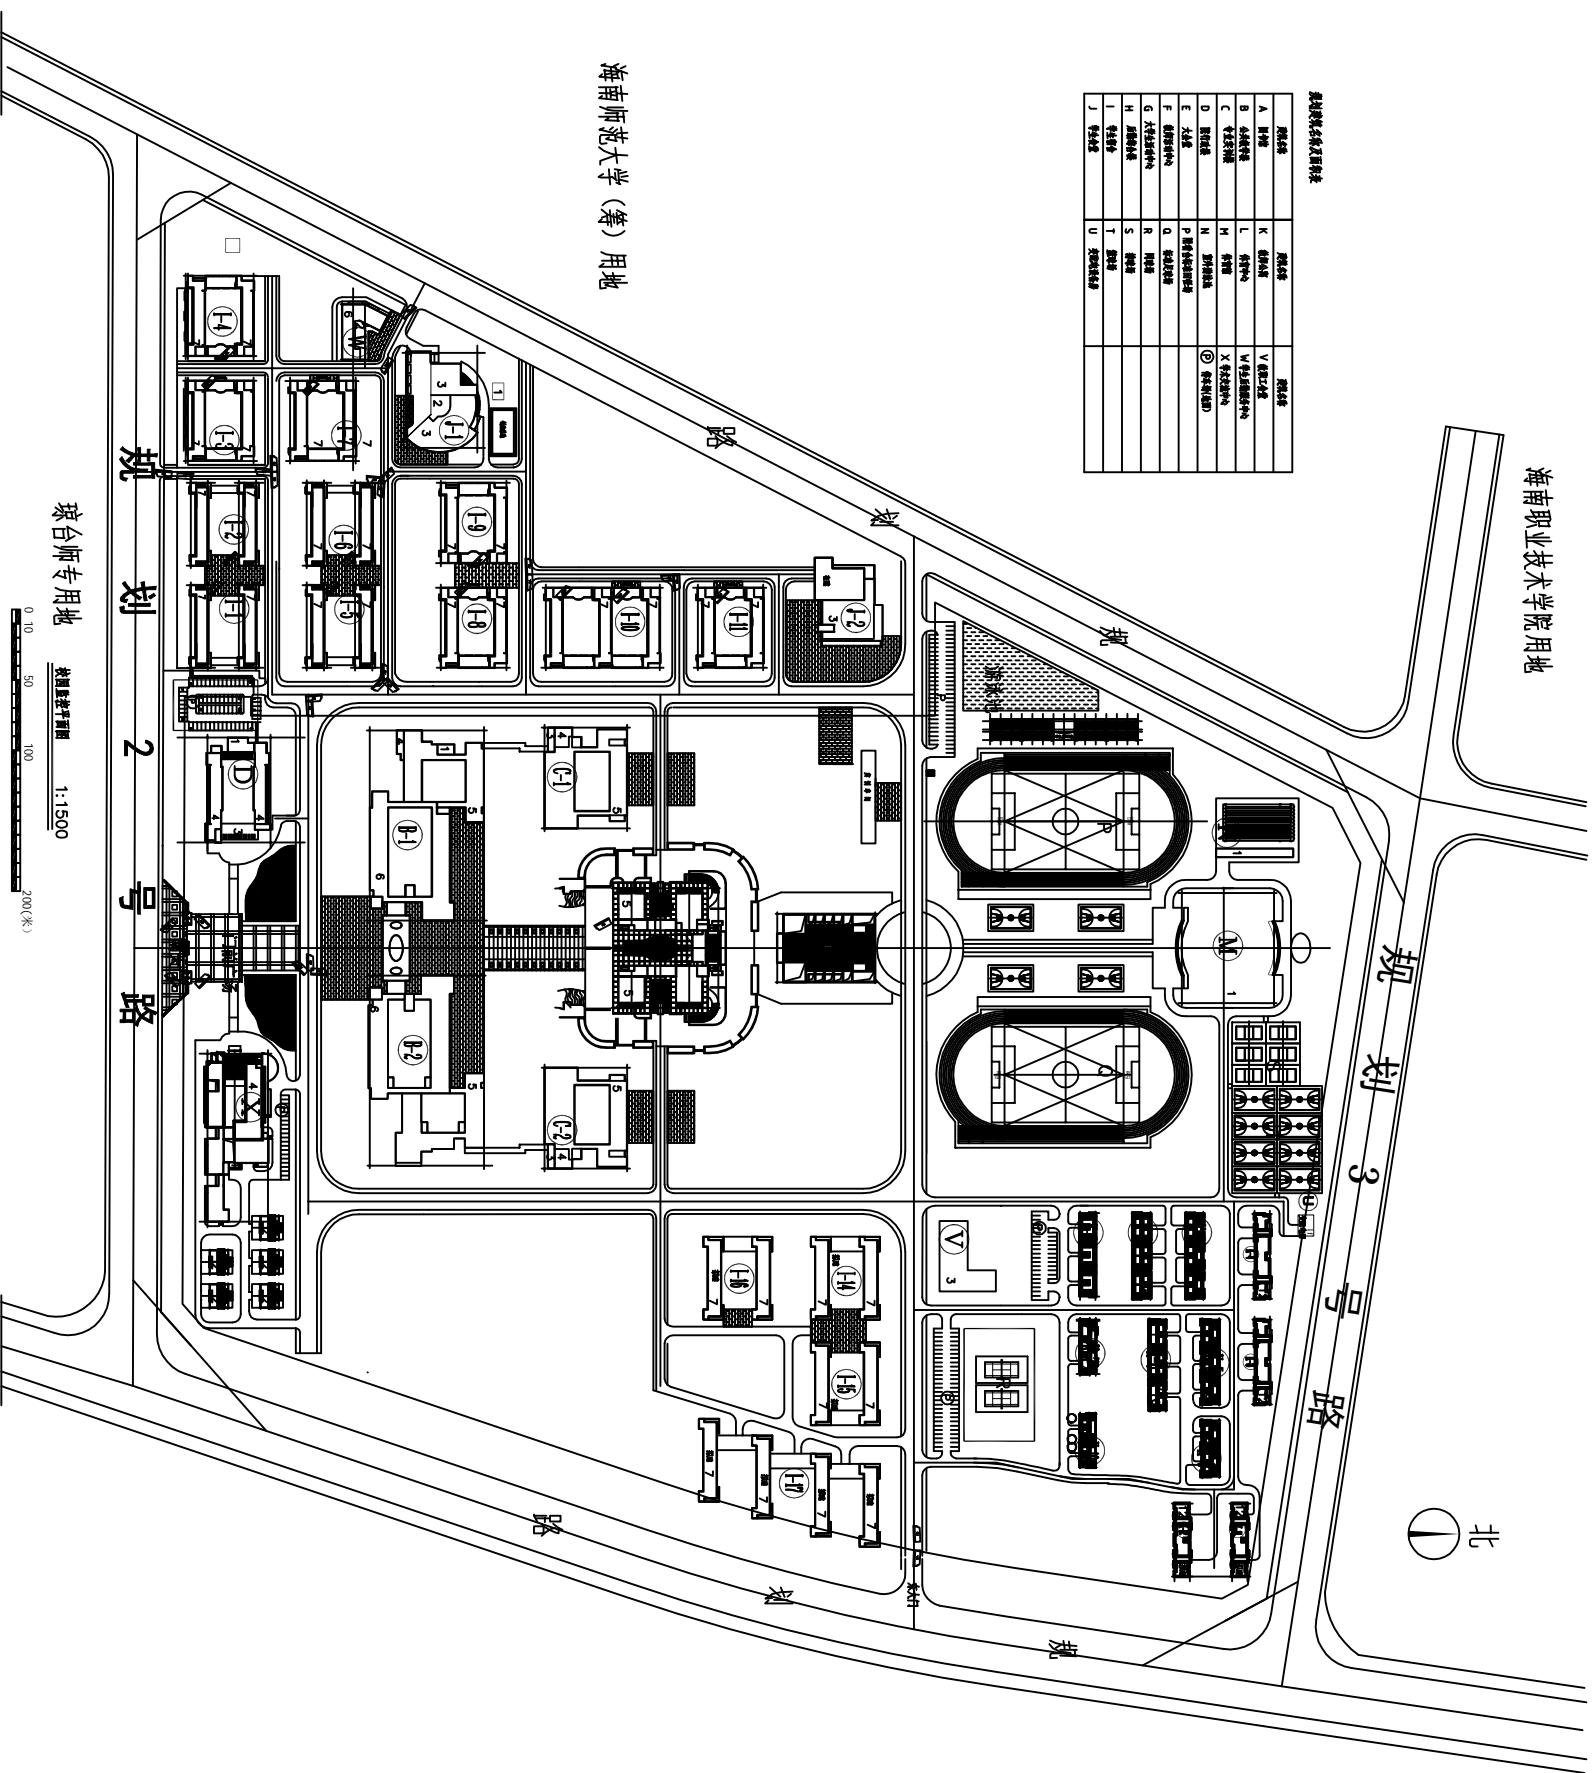

建筑名称及图例



A 教学楼	K 宿舍楼	V 图书馆
B 办公楼	L 食堂	W 体育馆
C 行政楼	M 风雨操场	X 学生活动中心
D 图书馆	N 报告厅	Y 学生公寓
E 实训楼	O 实验楼	Z 学生超市
F 实训楼	P 实训楼	AA 学生超市
G 实训楼	Q 实训楼	AB 学生超市
H 实训楼	R 实训楼	AC 学生超市
I 实训楼	S 实训楼	AD 学生超市
J 实训楼	T 实训楼	AE 学生超市
	U 实训楼	

工程名称	海南经贸职业技术学院2019年 信息化建设项目		海南电信规划设计院有限公司
三审	出图日期	2019.12	经贸学院校园点位图
二审	设计阶段	一阶段	
一审	单位比例	示意	
设计	绘图	王佳慧	图号
			HNJMZYJSSXY-XY-01

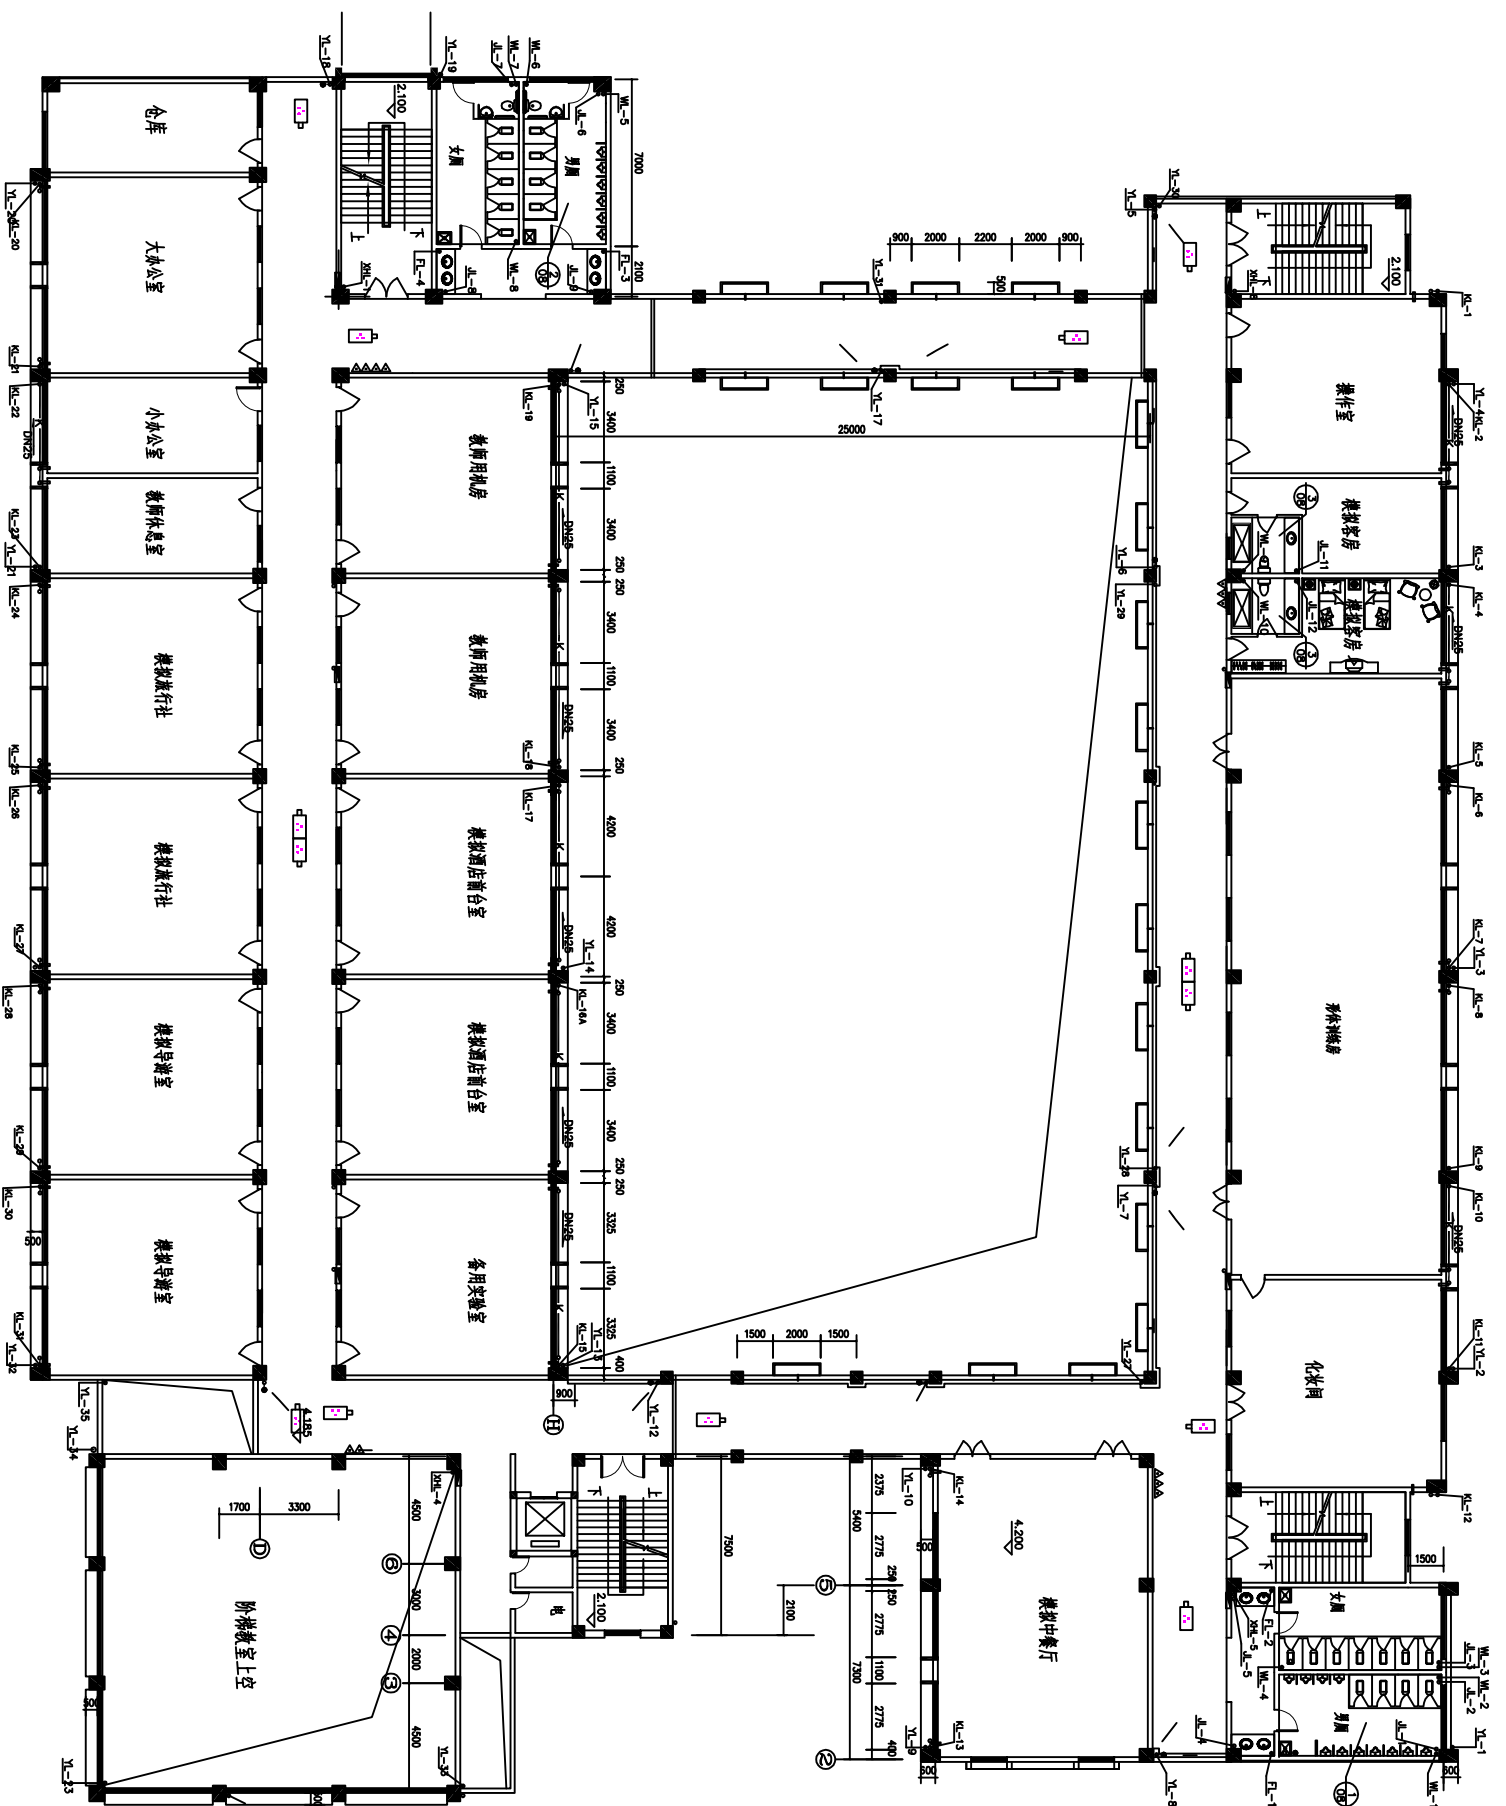

实训楼监控平面图


工程名称		海南经贸职业技术学院2019年 信息化建设项目		海南电信规划设计院有限公司	
三审	设计出图日期	2019.12	海南电信规划设计院有限公司		
二审	设计阶段	一阶段	实训楼1-5层普通摄像机点位		
一审	单位比例	示意	图号	HNJMZYJSSXY-SXL-01	
设计	绘图	王佳慧			

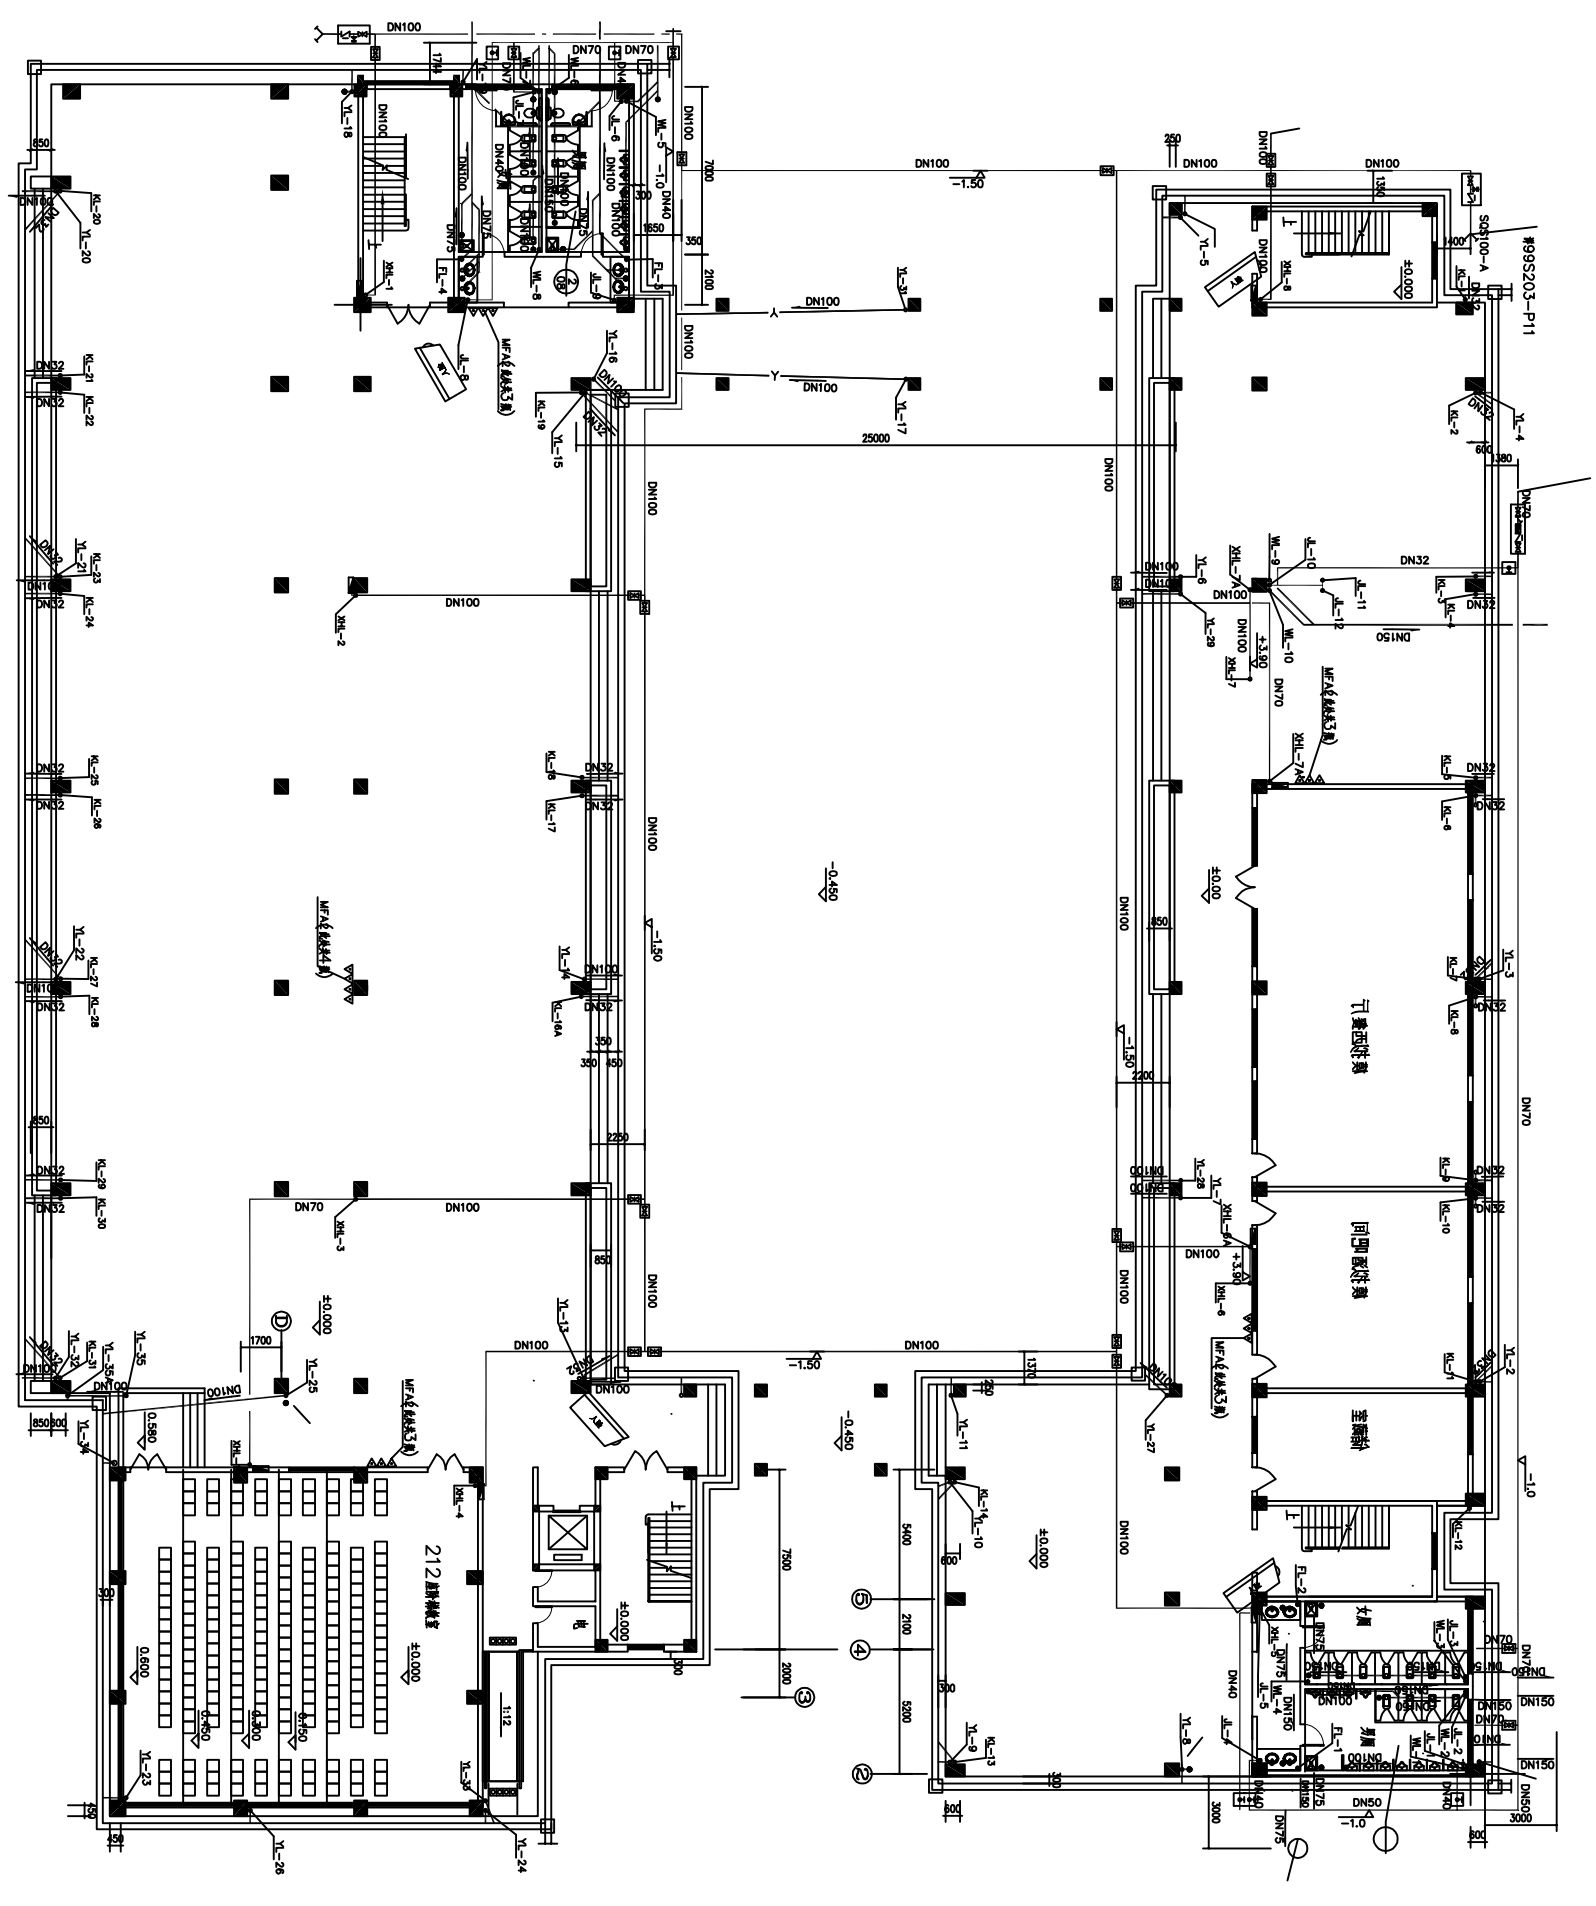 

实训楼一层人脸监控平面图
1:150


本层建筑面积: 2279.21M²

工程名称	海南经贸职业技术学院2019年 信息化建设项目		海南电信规划设计院有限公司
三审	出图日期	2019.12	实训楼1层人脸识别摄像机点位
二审	设计阶段	一阶段	
一审	单位比例	示意	
设计	绘图	王佳慧	图号 HNJMZYSXY-SXL-02

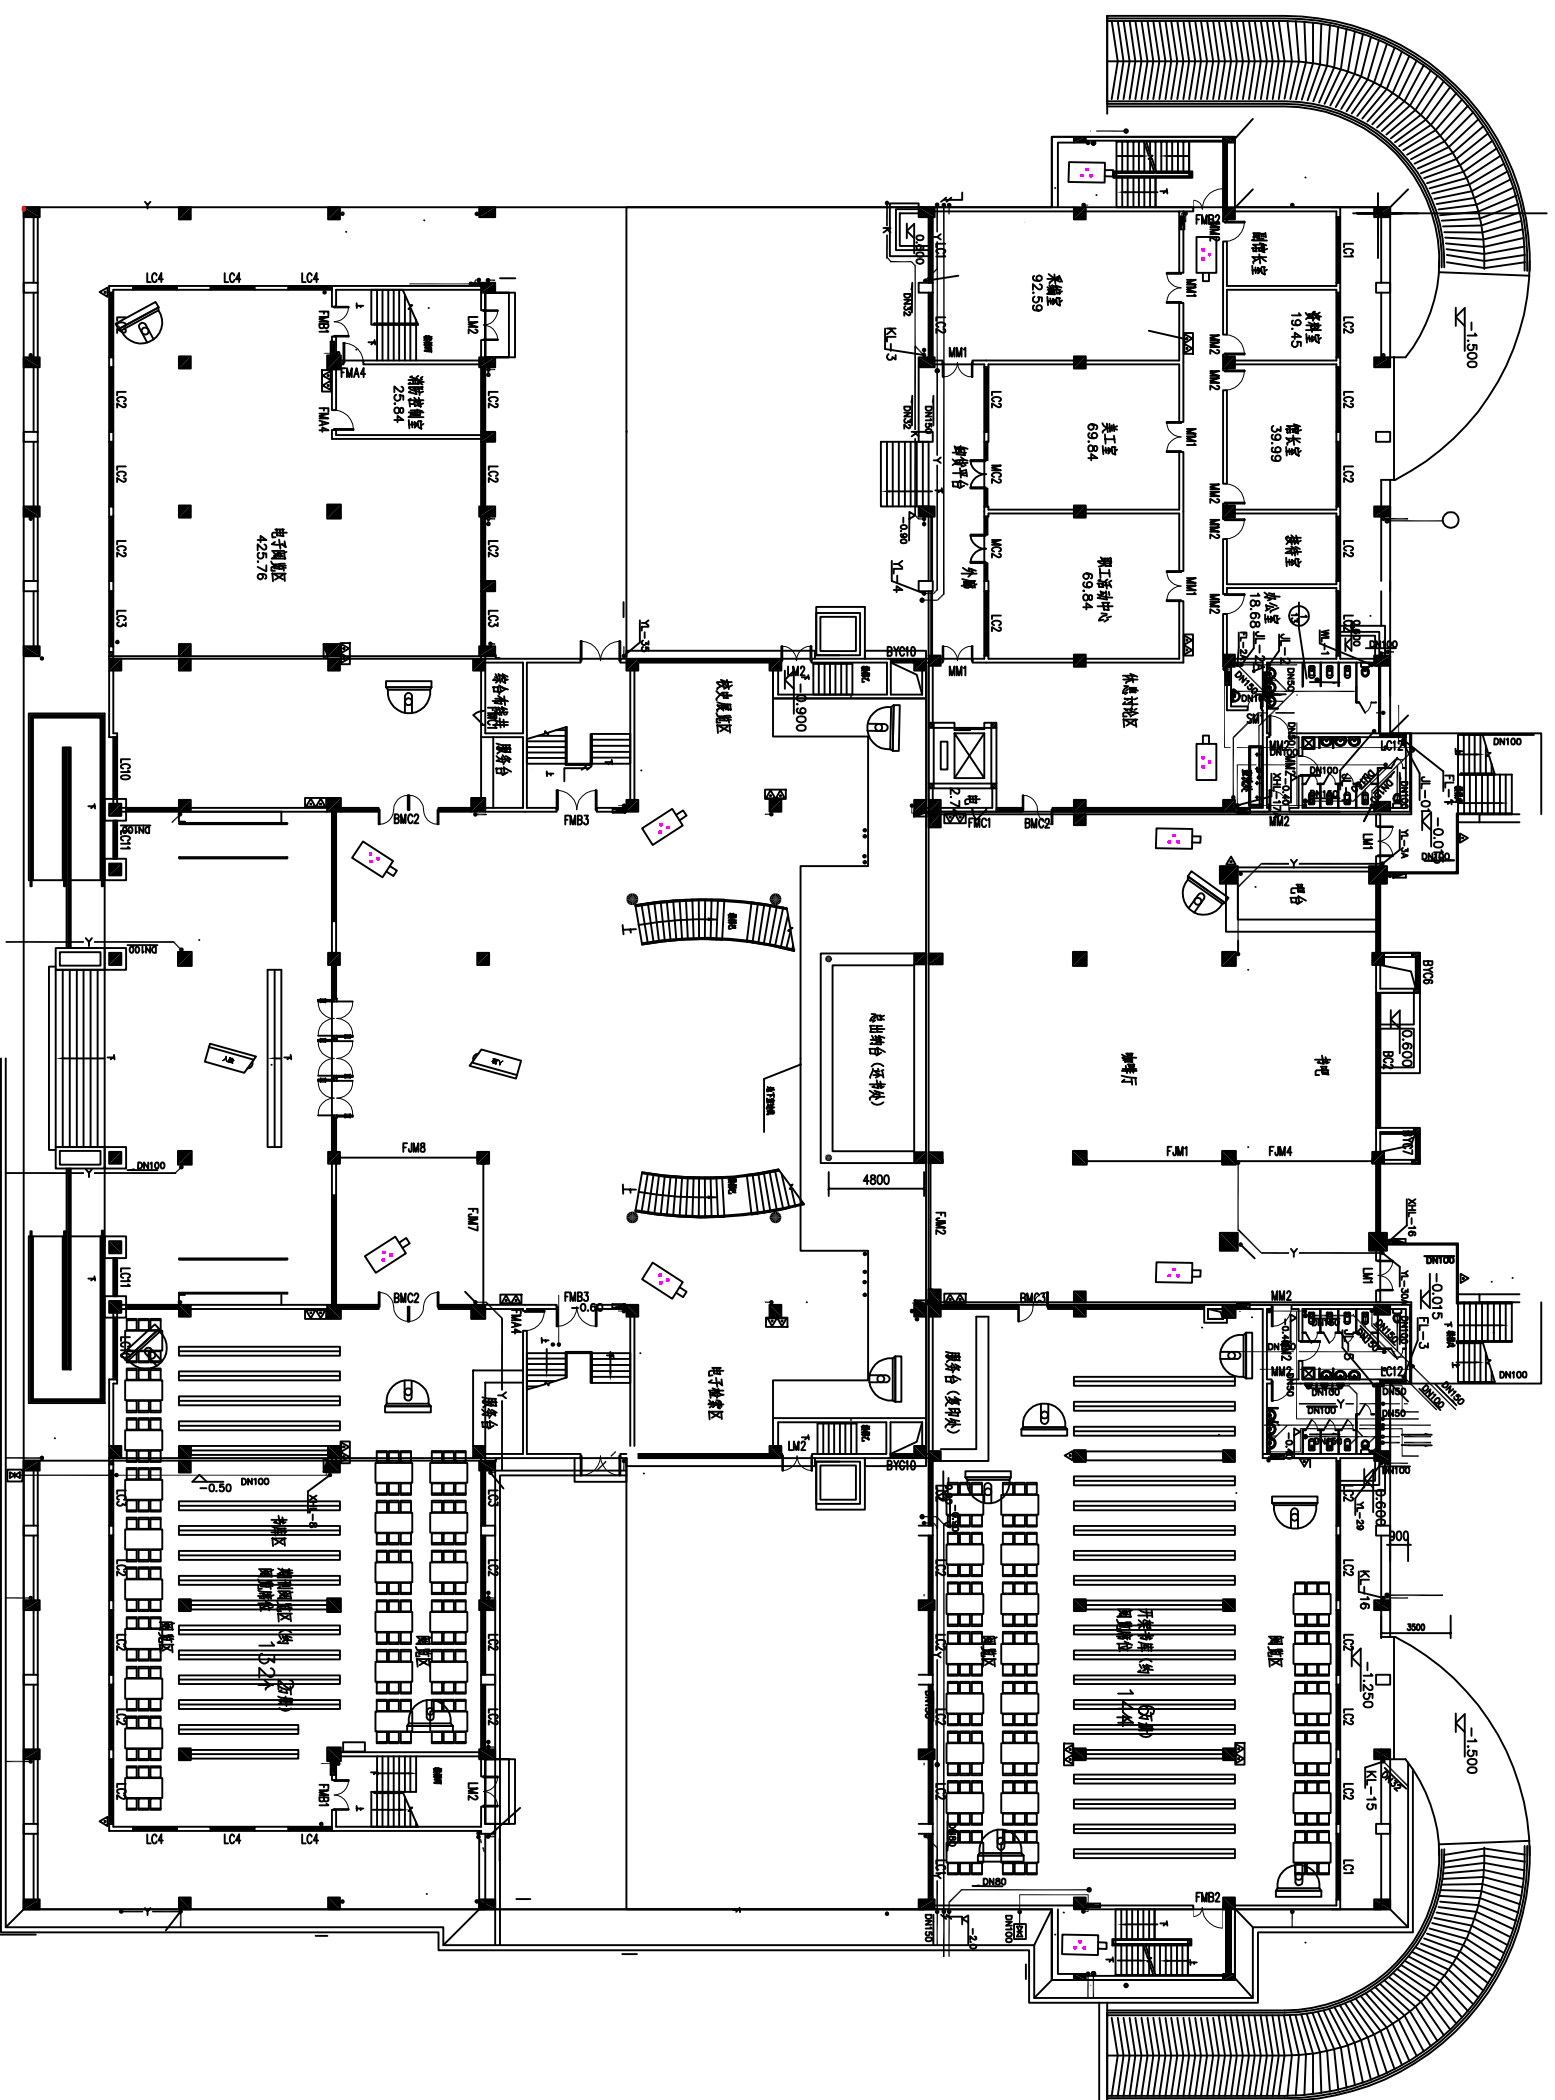

一层监控点位图 1:150


工程名称		海南经贸职业技术学院2019年		海南电信规划设计院有限公司	
		信息化建设项目			
三审	出图日期	2019.12			
二审	设计阶段	一阶段		图书馆监控点位图-1	
一审	单位比例	示意			
设计	绘图	王佳慧			
图号			HNJMZYJSSXY-TSG-01		

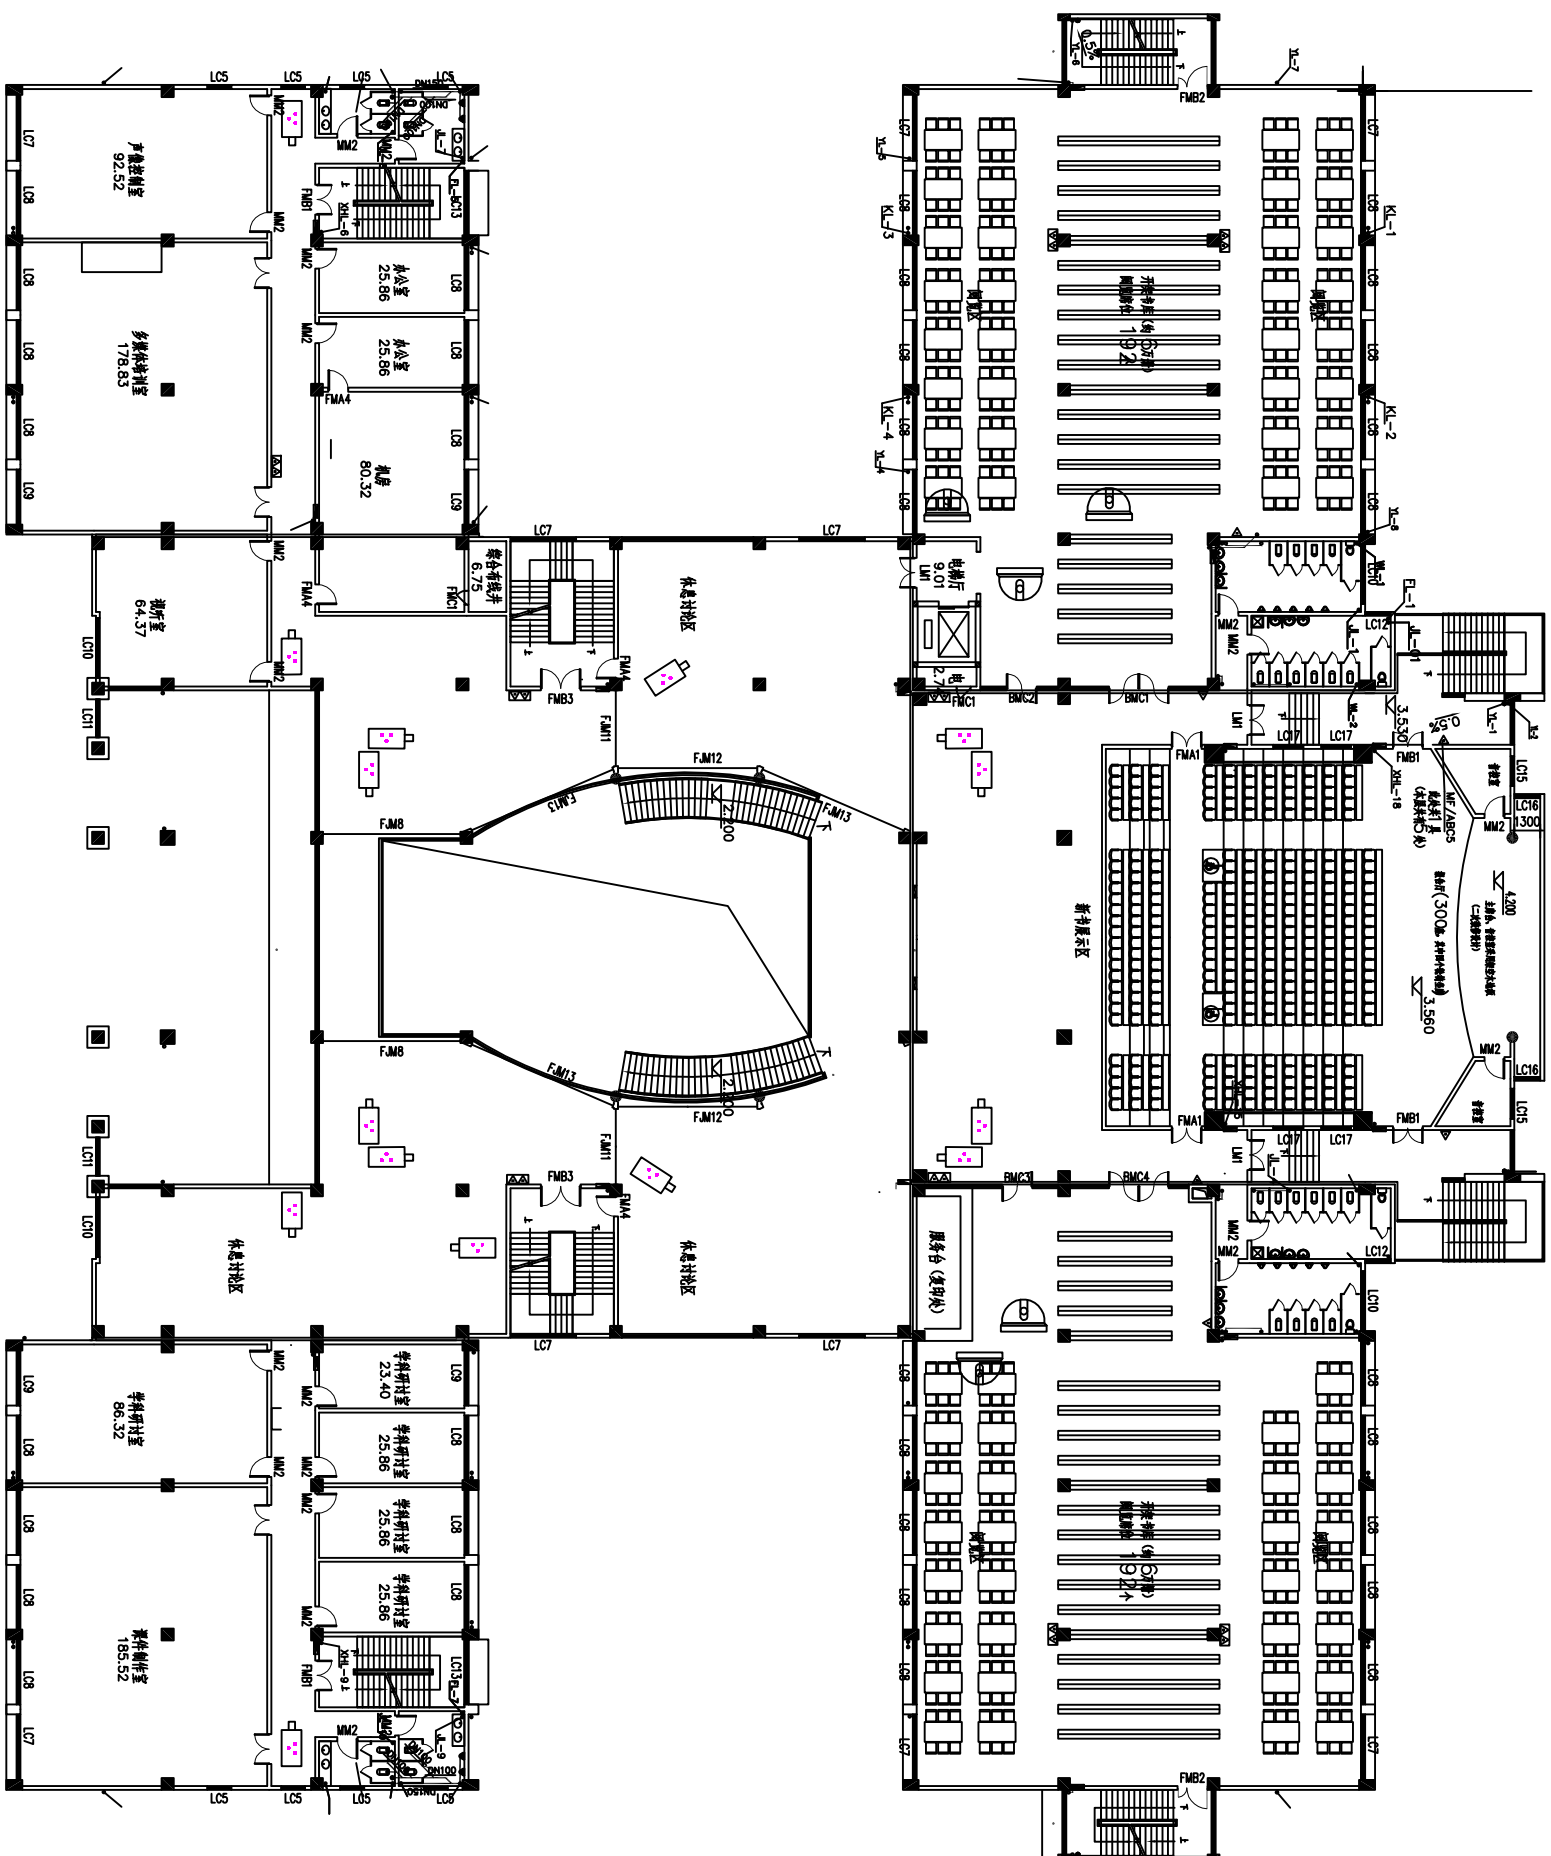

二层监控点位图 1:150

工程名称		海南经贸职业技术学院2019年 信息化建设项目		海南电信规划设计院有限公司	
三审	设计日期	2019.12		图号 HNJMZYJSSXY-TSG-02	
二审	设计阶段	一阶段			
一审	单位比例	示意			
设计		绘图	王佳慧		


图书馆监控点位图-2

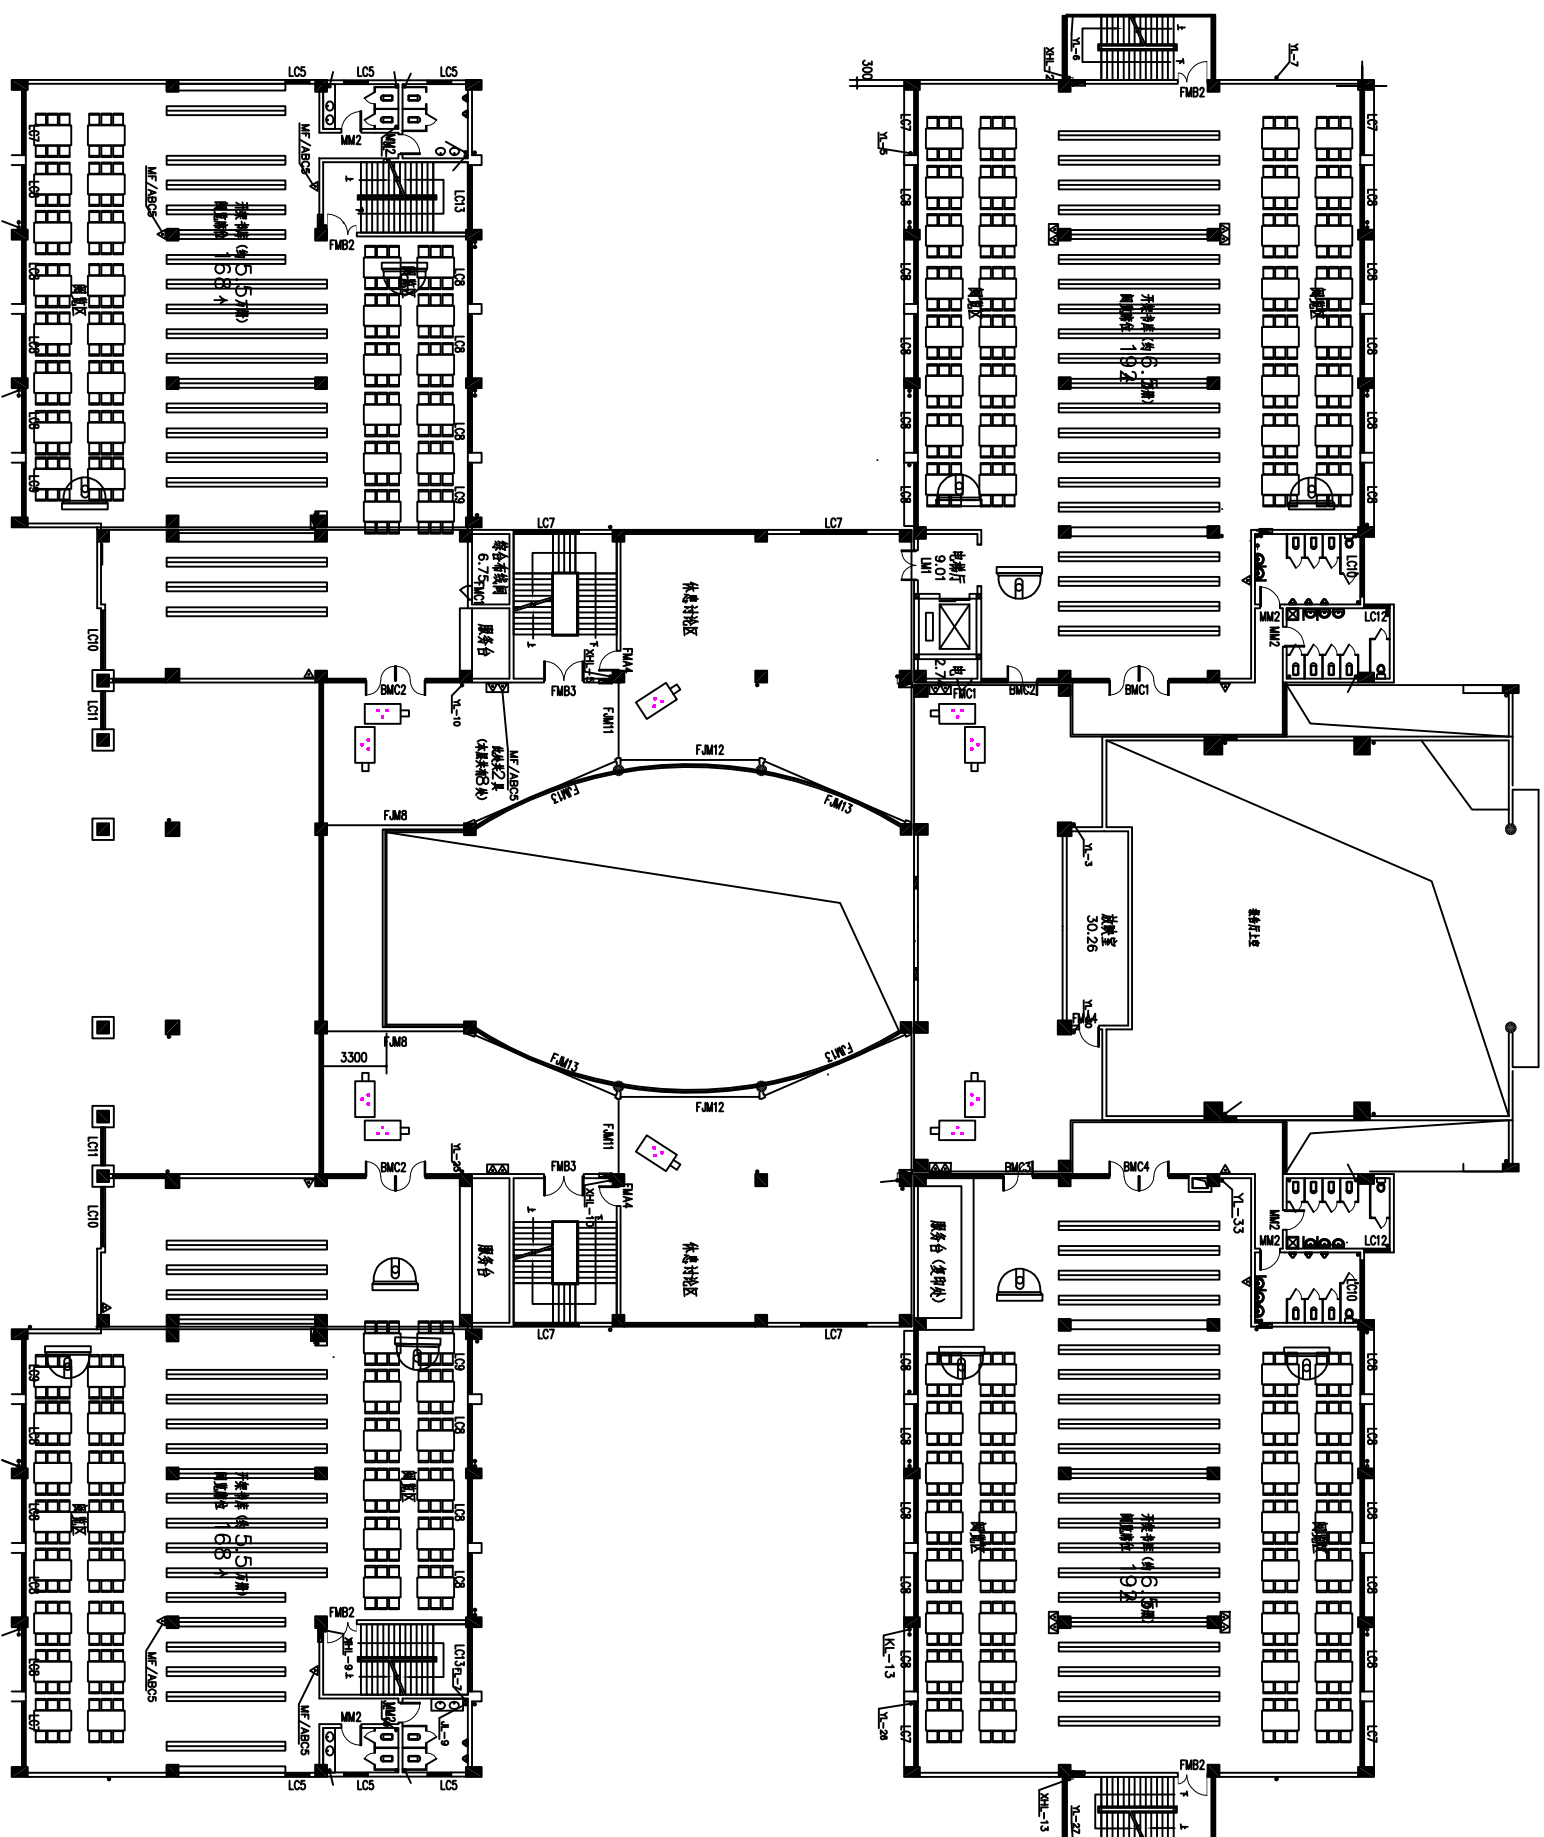

三层监控点位图 1:150
377532


工程名称		海南经贸职业技术学院2019年 信息化建设项目		海南电信规划设计院有限公司	
三审		出图日期	2019.12	图号 HNJMZYJSXY-TSG-03	
二审		设计阶段	一阶段		
一审		单位比例	示意		
设计		绘图	王佳慧		

图书馆监控点位图-3

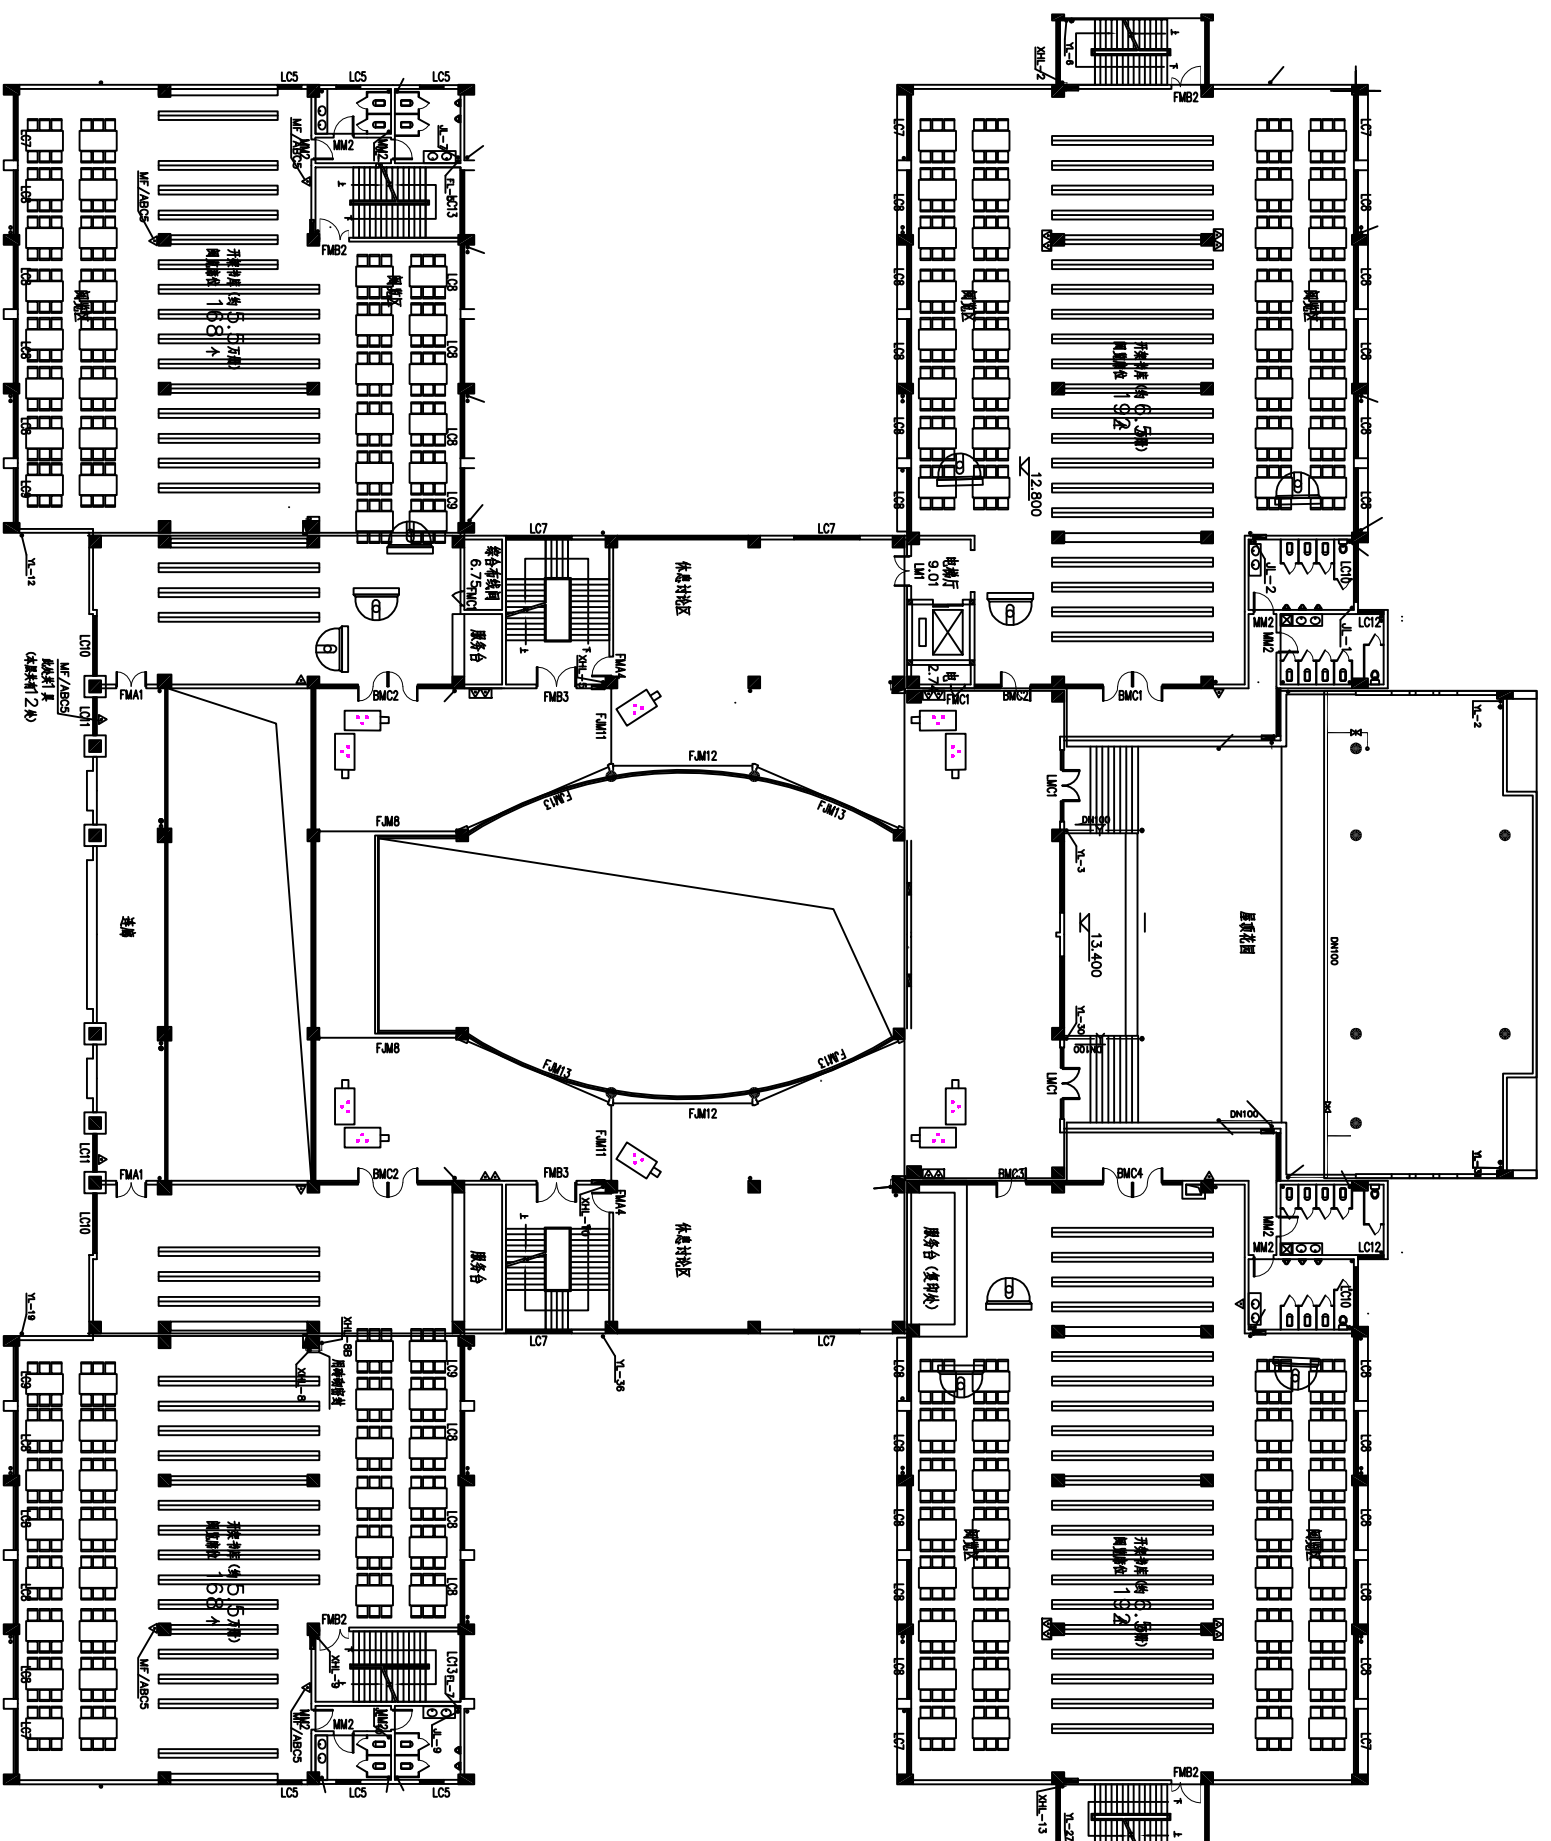

四层监控点位图 1:150

工程名称		海南经贸职业技术学院2019年 信息化建设项目		海南电信规划设计院有限公司	
三审	出图日期	2019.12	图书馆监控点位图-4		
二审	设计阶段	一阶段			
一审	单位比例	示意			
设计	绘图	王佳慧	图号	HNJMZYJSSXY-TSG-04	

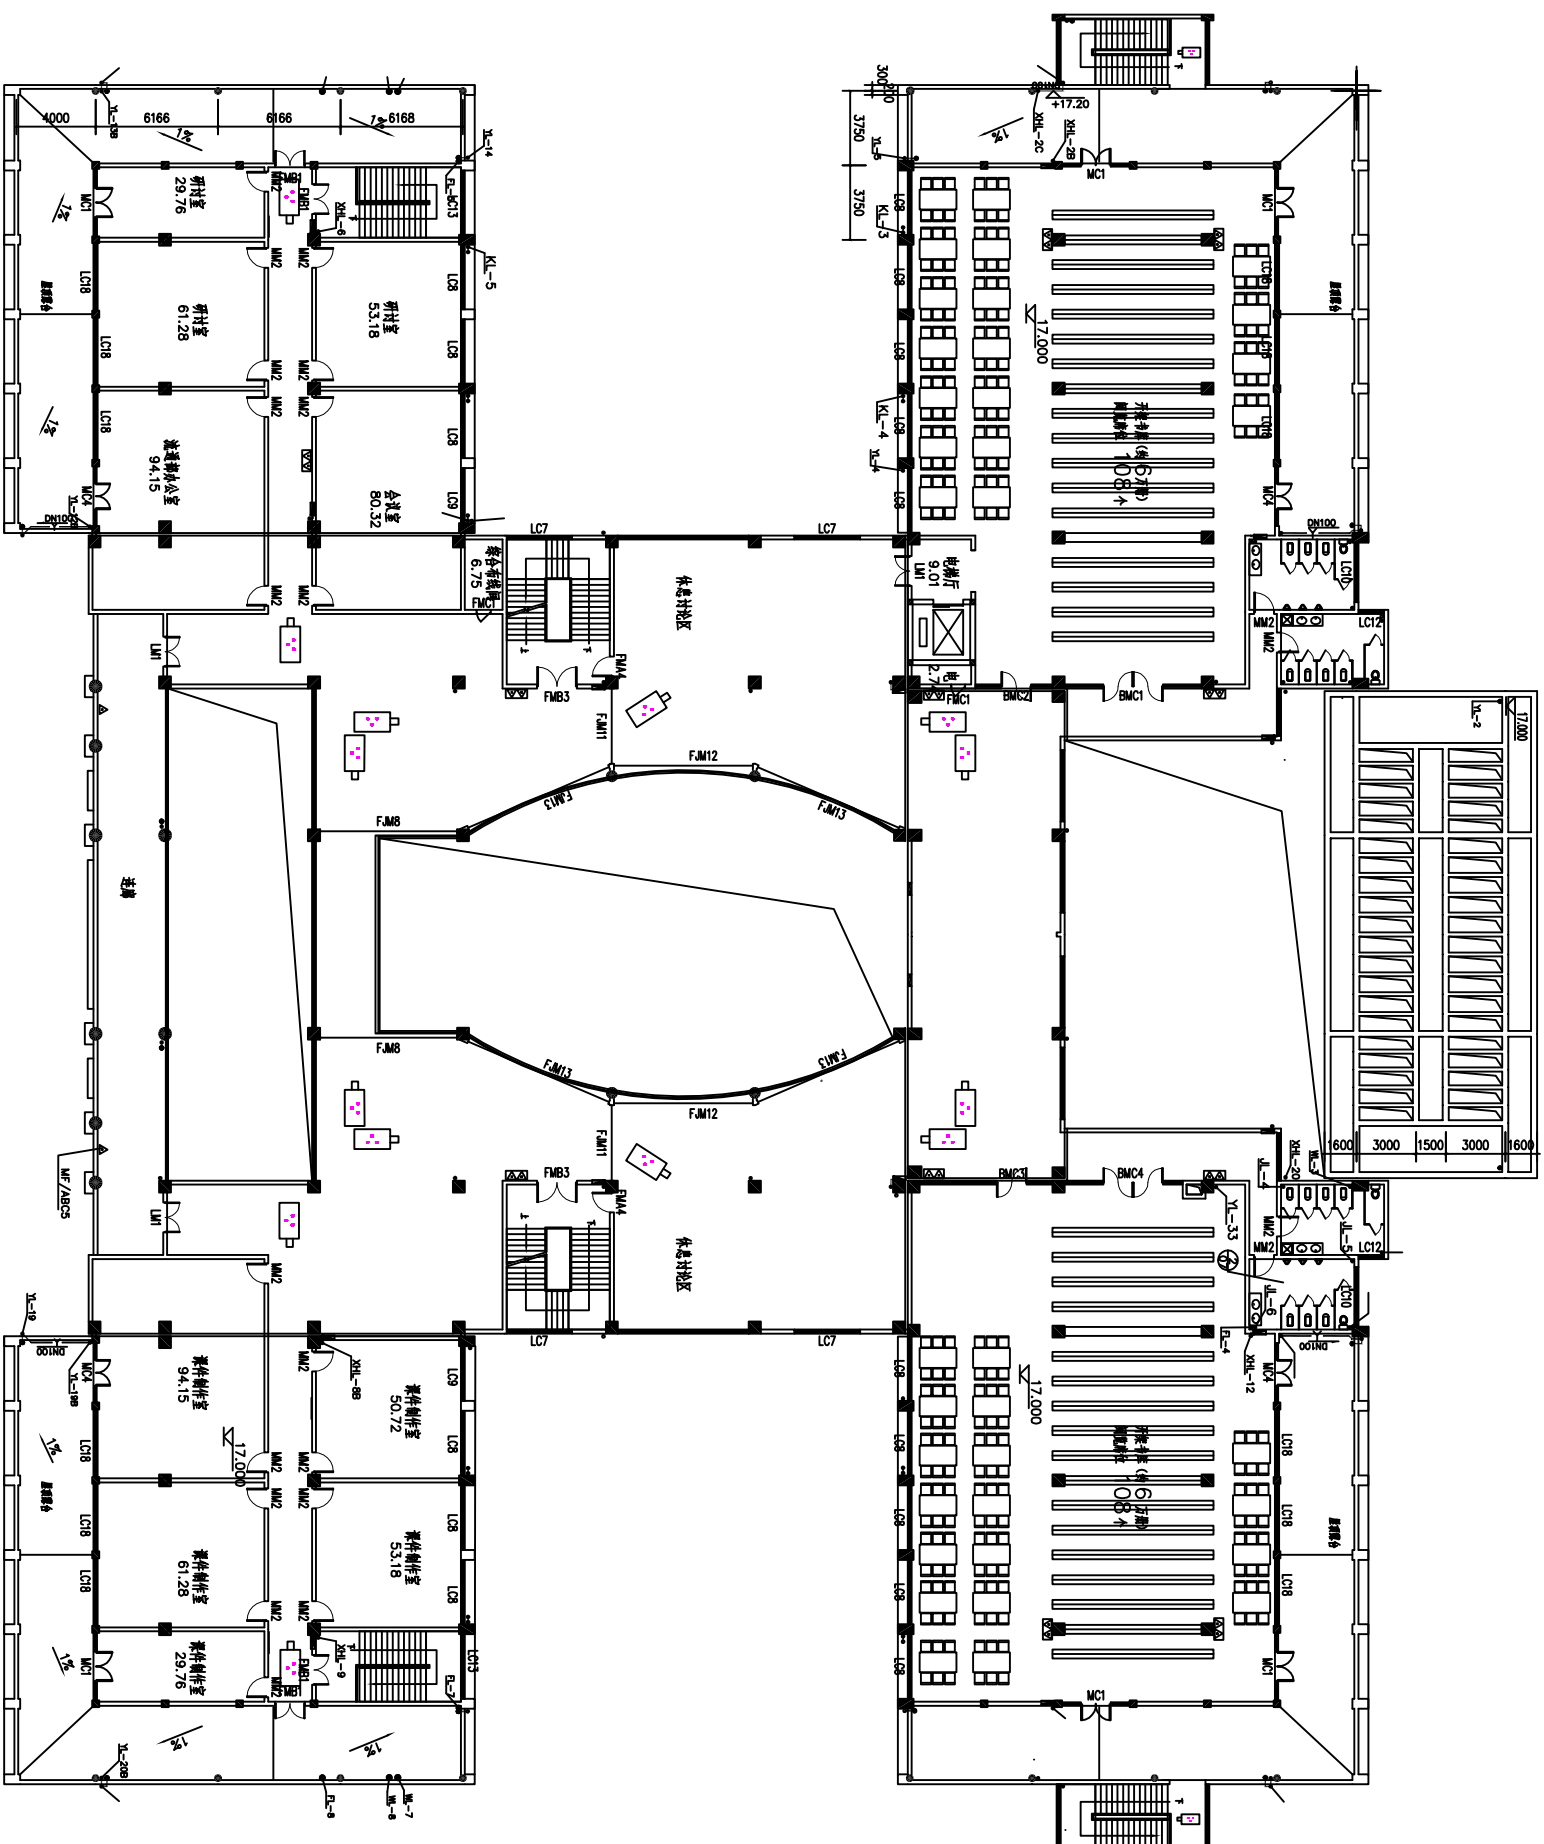

五层监控点位图 1:150

工程名称		海南经贸职业技术学院2019年 信息化建设项目		海南电信规划设计院有限公司	
三审	出图日期	2019.12	图号 HNJMZYSJXY-TSG-05		
二审	设计阶段	一阶段			
一审	单位比例	示意			
设计	绘图	王佳慧	图书馆监控点位图-5		